


SITUACE
1:250

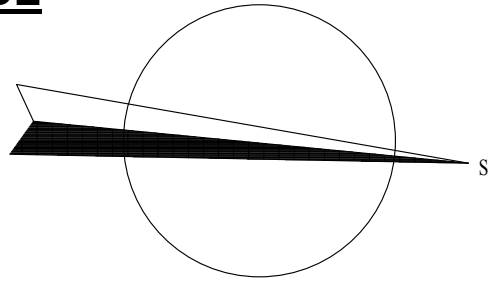

829/28

829/32

UPOZORNĚNÍ:

PODZEMNÍ VEDENÍ JSOU ZAKRESLENA INFORMATIVNĚ, PŘED ZAPOČETÍM ZEMNÍCH PRACÍ JE NUTNÉ JEJICH PŘESNÉ VYTYČENÍ.


SEZNAM STAVEBNÍCH OBJEKTŮ

- SO - 01 Stavební část čerpací stanice
- SO - 02 HTU
- SO - 03 Dešťová kanalizace
- SO - 04 Komunikace a zpevněné plochy
- SO - 05 Rozvody elektro
- SO - 06 Napojení informačního systému
- PS - 01 Technologie čerpací stanice

LEGENDA ZNAČEK A ČAR

- STÁVAJÍCÍ ROZVODY ELEKTRO
- NOVÉ ROZVODY ELEKTRO - SO-05
- PŮVODNÍ NÁVRH DEŠŤOVÉ KANALIZACE
- NOVÝ NÁVRH DEŠŤOVÁ KANALIZACE - SO03
- PODZEMNÍ VEDENÍ SDĚLOVACÍCH KABELŮ
- UV ULIČNÍ VPUSŤ

Trasa mimo požárně nebezpečný prostor ČS
BET.ŽLAB - 83m

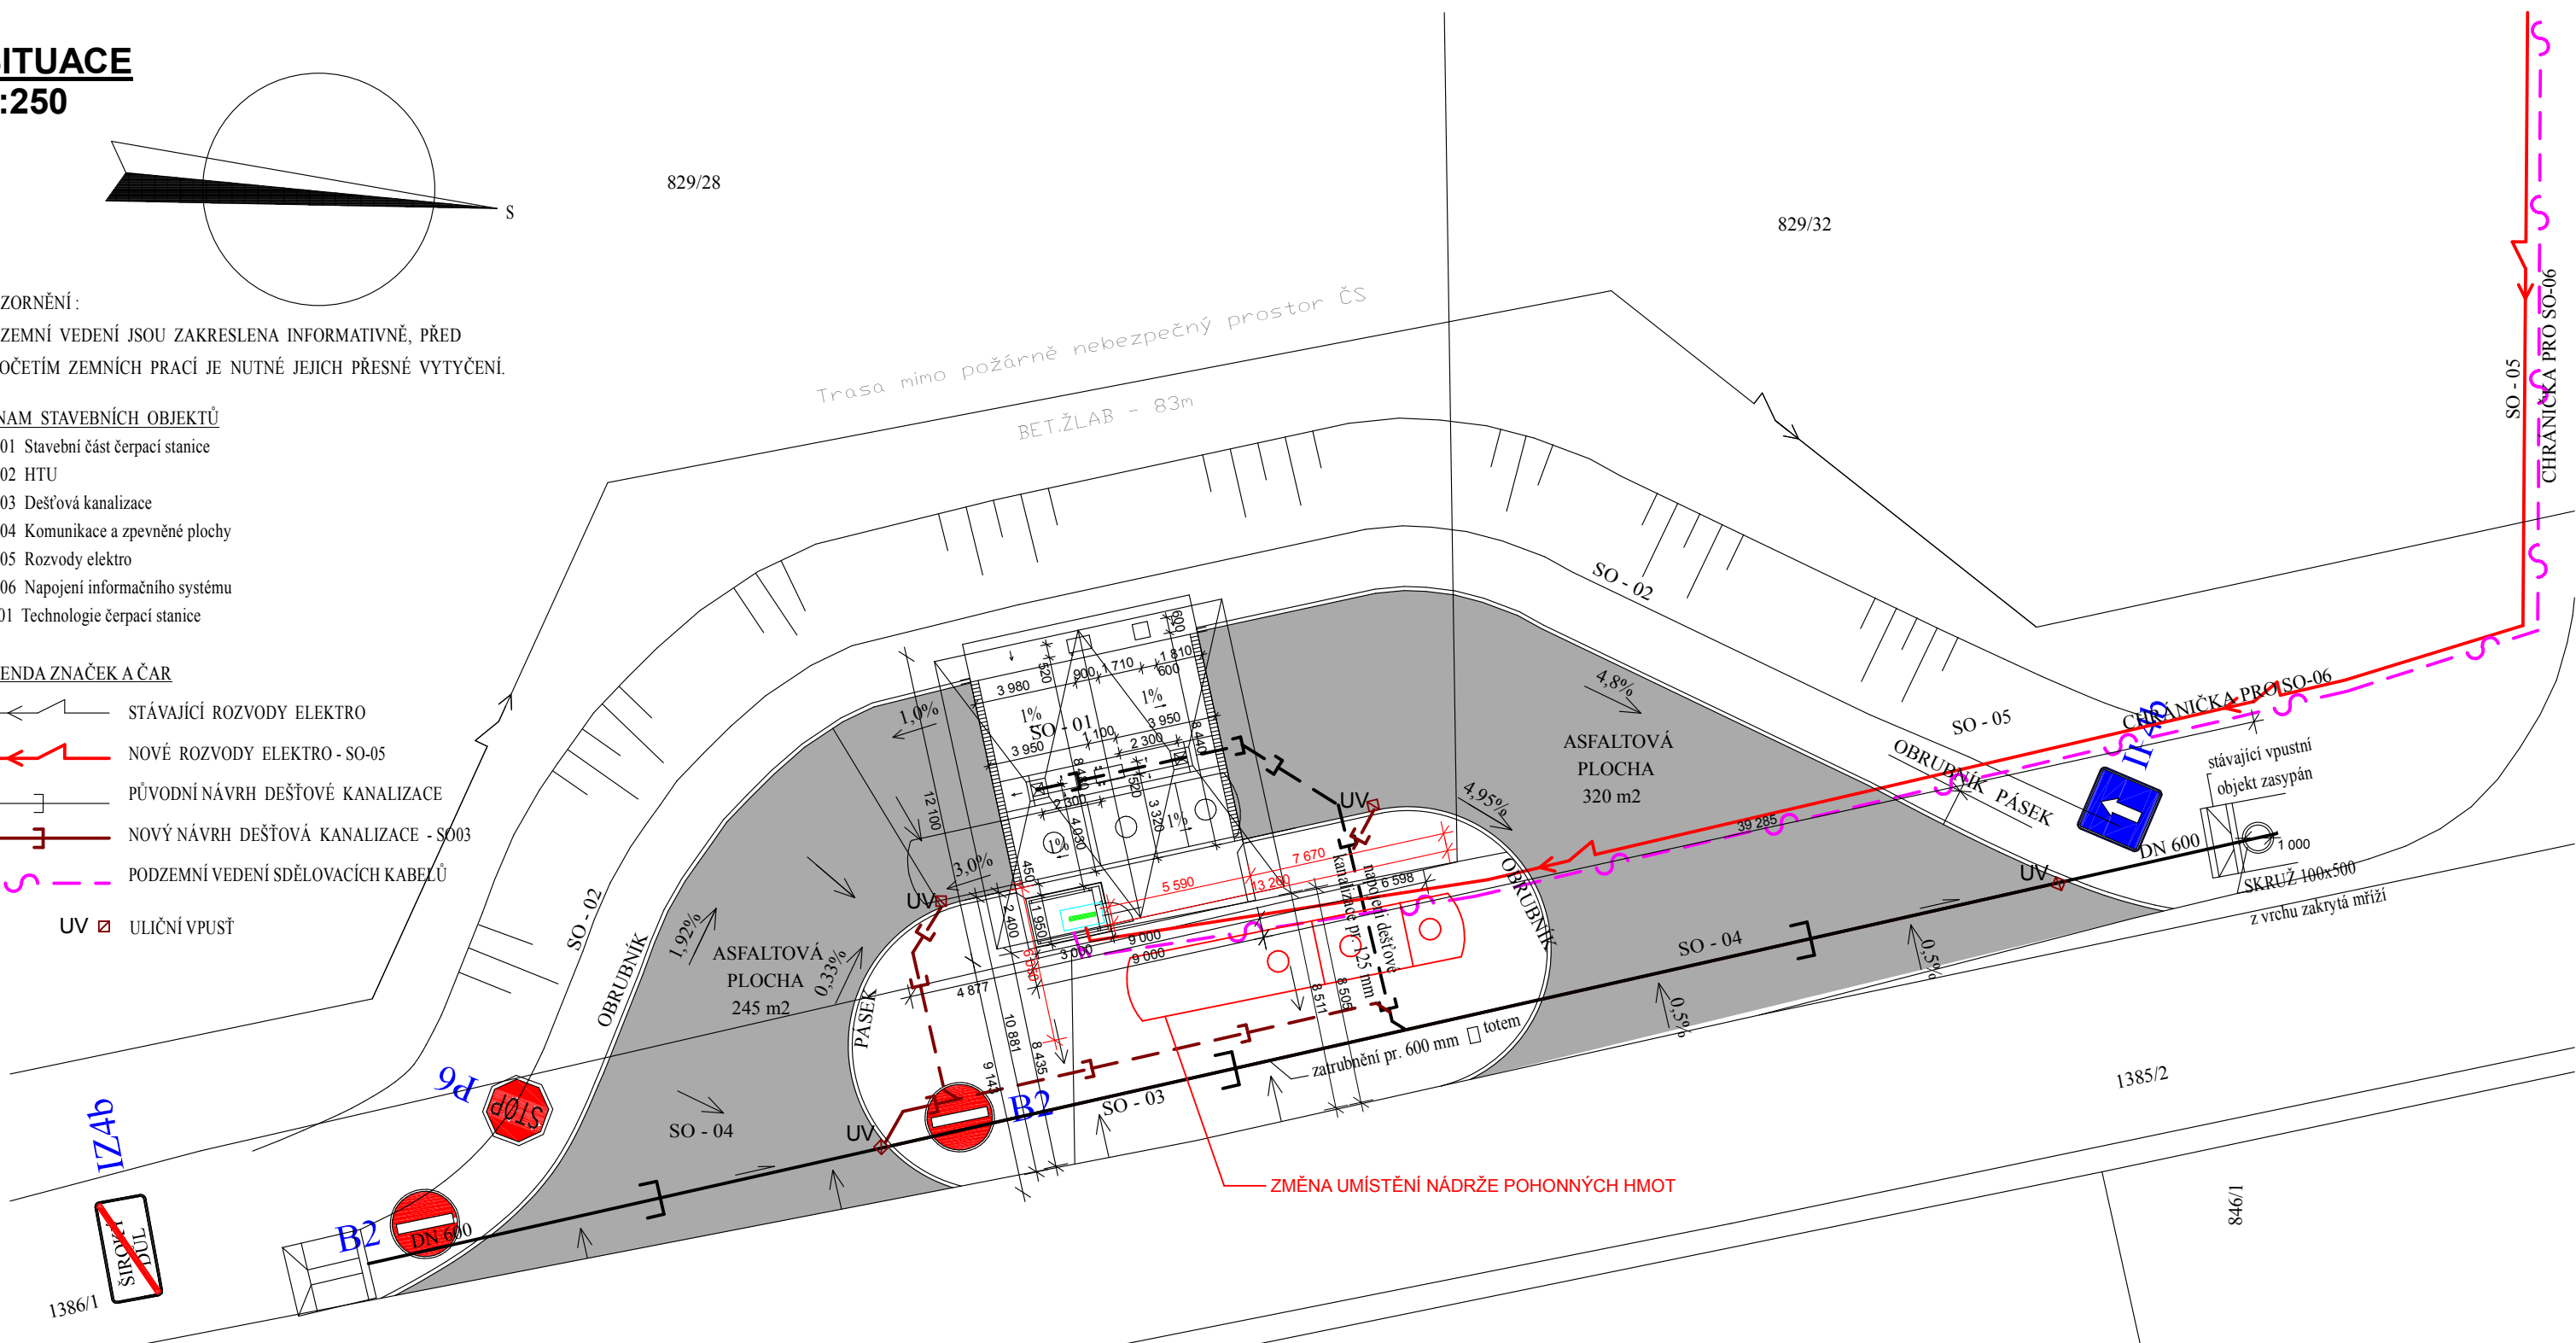

1386/1
IZ4b
ŠIROKÝ DŮL
B2
DN 600
STOP
P6
1385/2
846/1
846/21
ŠIROKÝ DŮL
IZ4a


Název stavby: Široký Důl - Samoobslužná čerpací stanice areálu FLÍDR	
Místo stavby:	k.ú. Široký Důl, areál Flídr,
Objednatel:	Flídr plast s.r.o., Široký Důl 200, 572 01 Polička
Generální projektant:	APOLO CZ s.r.o., Tyršova 155, 572 01 Polička
Projektant:	Miroslav Stejskal
Zodp. projektant:	Ing. Martin Kozáček
Kraj:	Pardubický
Formát:	2xA4
Stav. úřad:	Polička
Datum:	03/2019
Stupeň PD:	ZMĚNA STAVBY PŘED DOKONČENÍM
Č. zakázky:	P2518
Obsah přílohy:	SITUACE - PŘECHODNÁ ÚPRAVA DOPRAVNÍHO ZNAČENÍ NA POZEMNÍCH KOMUNIKACÍCH
Označení přílohy:	C.01
Měřitko:	1:250
Č. paré:	



APOLO CZ s.r.o.
Tyršova 155,
572 01 Polička
+ 420 461 722 204
apolo@apolocz.cz
www.apolocz.cz



SITUACE
1:250

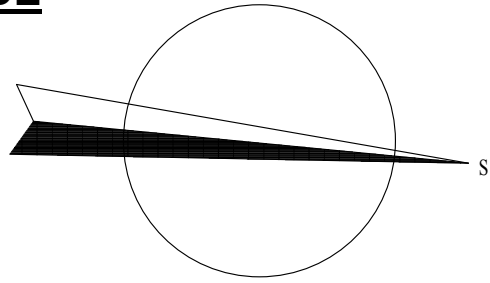

829/28

829/32

UPOZORNĚNÍ:

PODZEMNÍ VEDENÍ JSOU ZAKRESLENA INFORMATIVNĚ, PŘED ZAPOČETÍM ZEMNÍCH PRACÍ JE NUTNÉ JEJICH PŘESNÉ VYTYČENÍ.


SEZNAM STAVEBNÍCH OBJEKTŮ

- SO - 01 Stavební část čerpací stanice
- SO - 02 HTU
- SO - 03 Dešťová kanalizace
- SO - 04 Komunikace a zpevněné plochy
- SO - 05 Rozvody elektro
- SO - 06 Napojení informačního systému
- PS - 01 Technologie čerpací stanice

LEGENDA ZNAČEK A ČAR

- STÁVAJÍCÍ ROZVODY ELEKTRO
- NOVÉ ROZVODY ELEKTRO - SO-05
- PŮVODNÍ NÁVRH DEŠŤOVÉ KANALIZACE
- NOVÝ NÁVRH DEŠŤOVÁ KANALIZACE - SO03
- PODZEMNÍ VEDENÍ SDĚLOVACÍCH KABELŮ
- UV ULIČNÍ VPUSŤ

Trasa mimo požárně nebezpečný prostor ČS
BET.ŽLAB - 83m

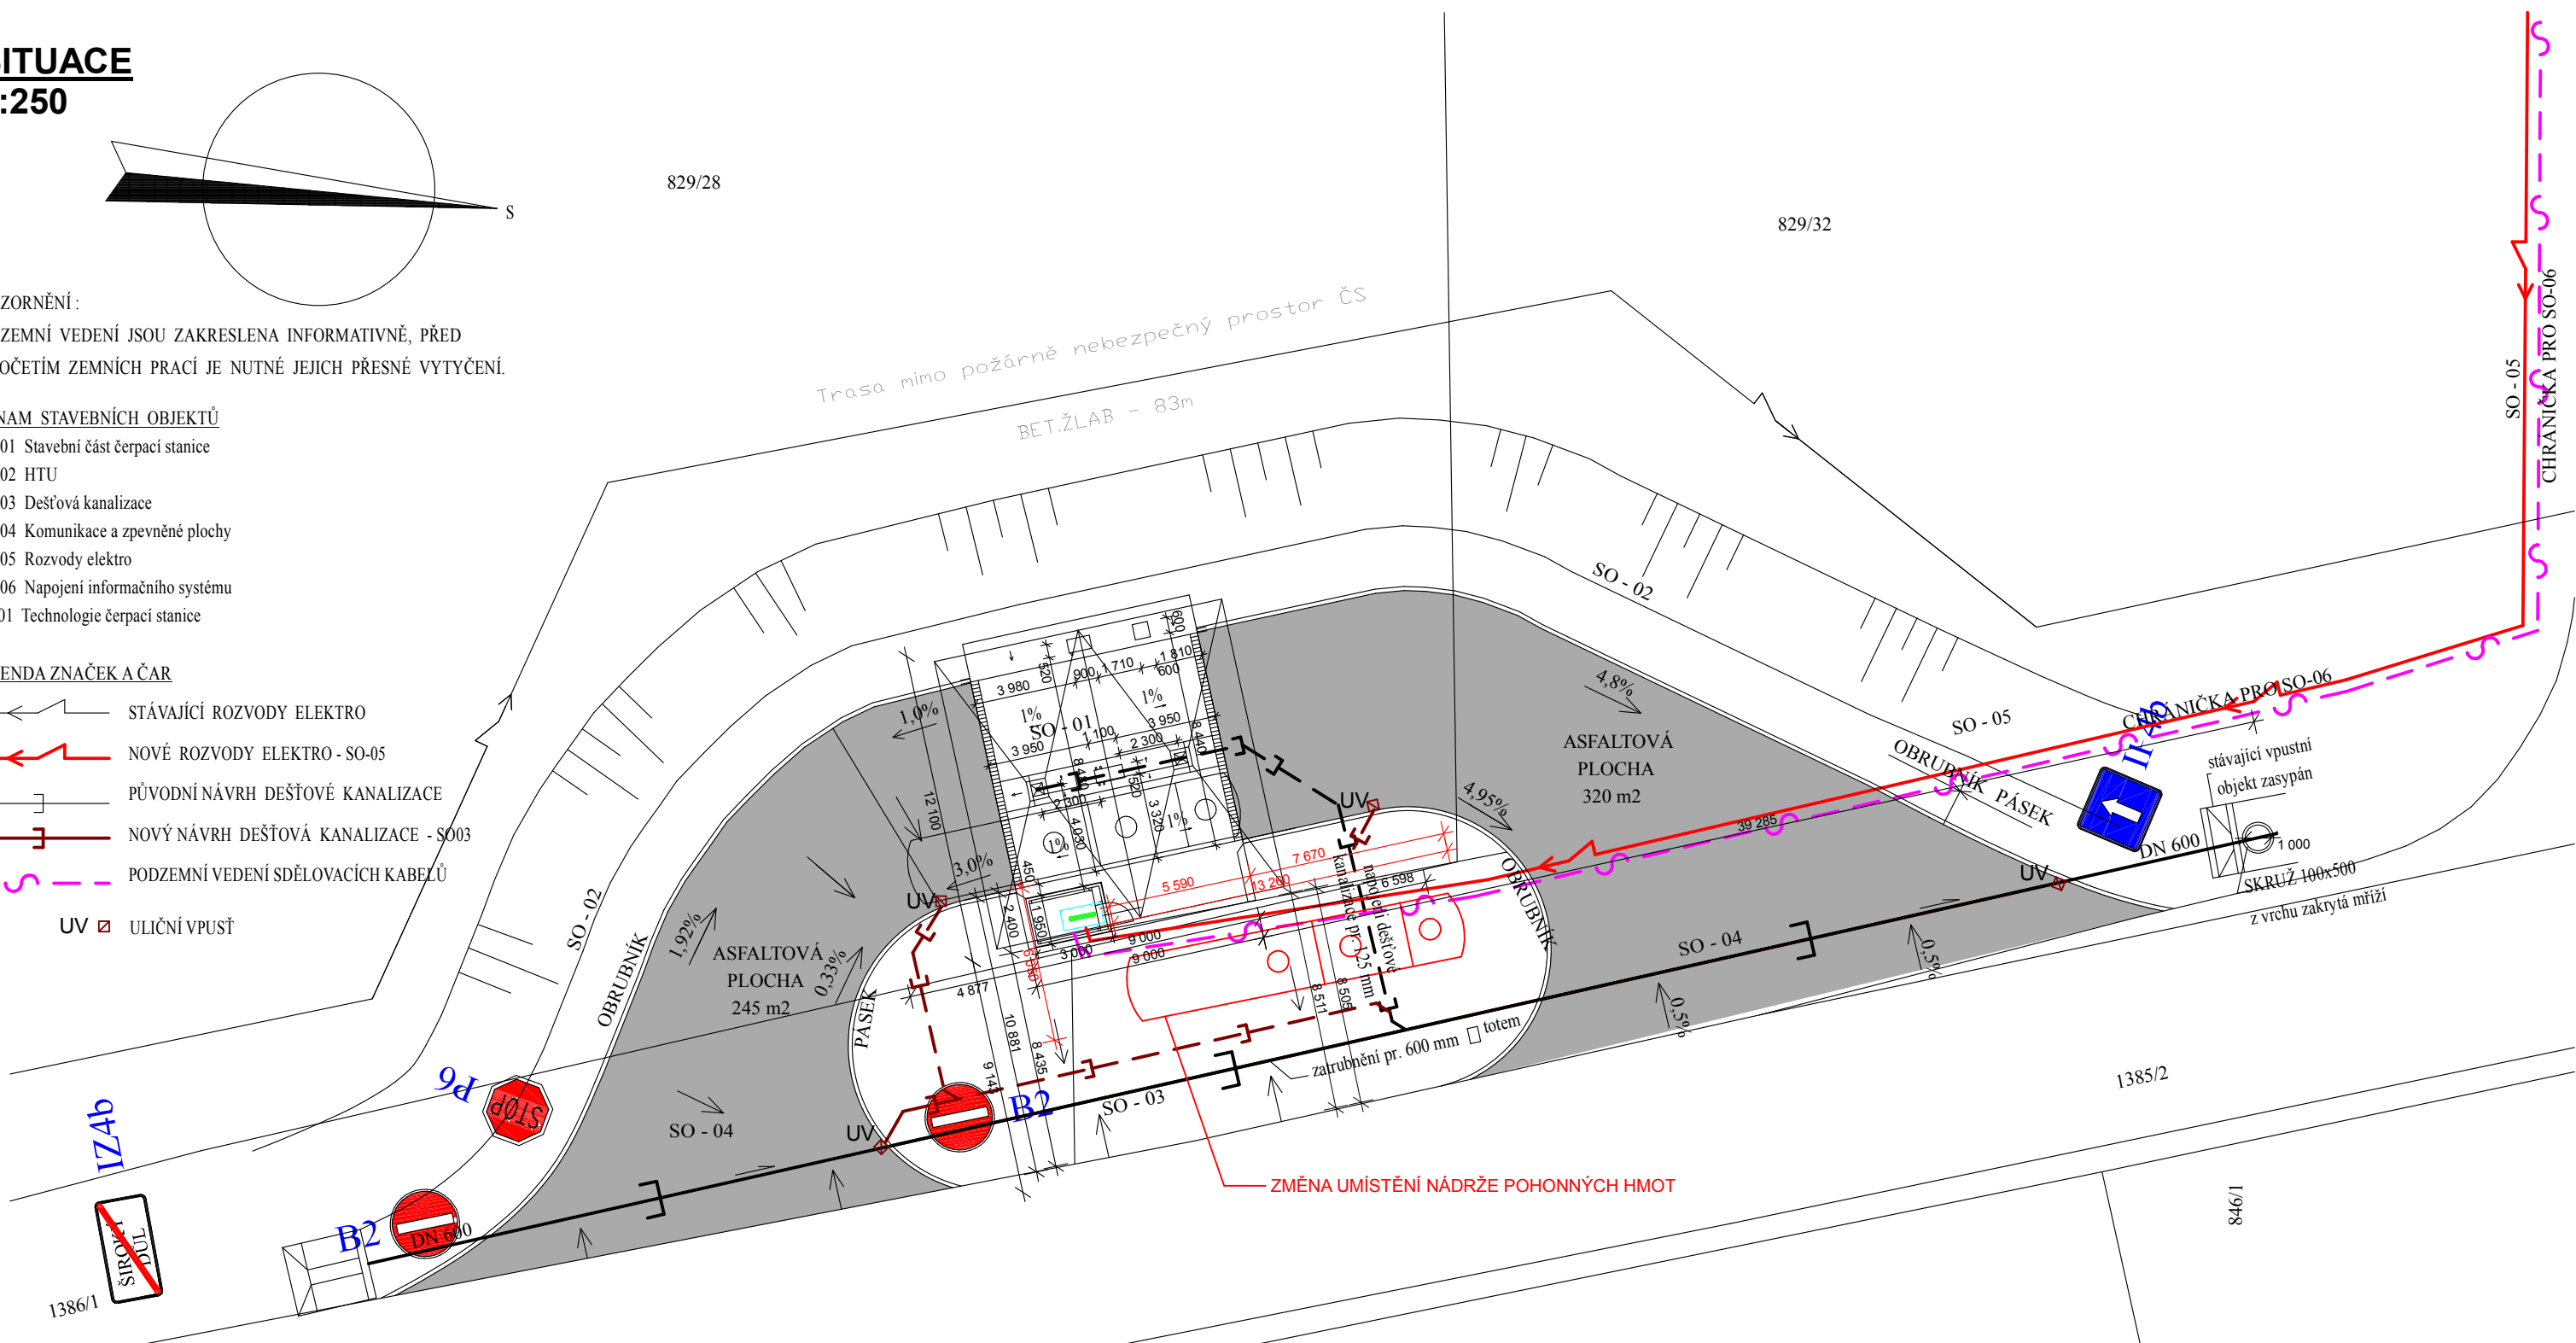

1386/1
IZ4b
ŠIROKÝ DŮL
B2
DN 600
STOP
P6
1385/2
846/1
846/21
ŠIROKÝ DŮL
IZ4a


Název stavby: Široký Důl - Samoobslužná čerpací stanice areálu FLÍDR			
Místo stavby:		k.ú. Široký Důl, areál Flídr,	
Objednatel:		Flídr plast s.r.o., Široký Důl 200, 572 01 Polička	
Generální projektant: APOLO CZ s.r.o. , Tyršova 155, 572 01 Polička			
Projektant: Miroslav Stejskal			
Zodp. projektant: Ing. Martin Kozáček			
Kraj:	Pardubický	Formát:	2xA4
Stav. úřad:	Polička	Datum:	03/2019
Stupeň PD:	ZMĚNA STAVBY PŘED DOKONČENÍM		Č. zakázky: P2518
Obsah přílohy: SITUACE - PŘECHODNÁ ÚPRAVA DOPRAVNÍHO ZNAČENÍ NA POZEMNÍCH KOMUNIKACÍCH		Označení přílohy: C.01	Měřitko: 1:250
		Autorizační razítko:	Č. paré:



APOLO CZ s.r.o.
Tyršova 155,
572 01 Polička
+ 420 461 722 204
apolo@apolocz.cz
www.apolocz.cz



SITUACE
1:250

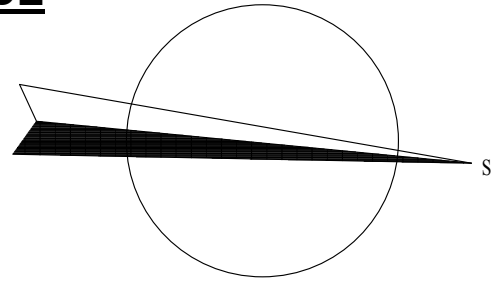

829/28

829/32

UPOZORNĚNÍ:

PODZEMNÍ VEDENÍ JSOU ZAKRESLENA INFORMATIVNĚ, PŘED ZAPOČETÍM ZEMNÍCH PRACÍ JE NUTNÉ JEJICH PŘESNÉ VYTYČENÍ.


SEZNAM STAVEBNÍCH OBJEKTŮ

- SO - 01 Stavební část čerpací stanice
- SO - 02 HTU
- SO - 03 Dešťová kanalizace
- SO - 04 Komunikace a zpevněné plochy
- SO - 05 Rozvody elektro
- SO - 06 Napojení informačního systému
- PS - 01 Technologie čerpací stanice

LEGENDA ZNAČEK A ČAR

- STÁVAJÍCÍ ROZVODY ELEKTRO
- NOVÉ ROZVODY ELEKTRO - SO-05
- PŮVODNÍ NÁVRH DEŠŤOVÉ KANALIZACE
- NOVÝ NÁVRH DEŠŤOVÁ KANALIZACE - SO03
- PODZEMNÍ VEDENÍ SDĚLOVACÍCH KABELŮ
- UV ULIČNÍ VPUSŤ

Trasa mimo požárně nebezpečný prostor ČS
BET.ŽLAB - 83m

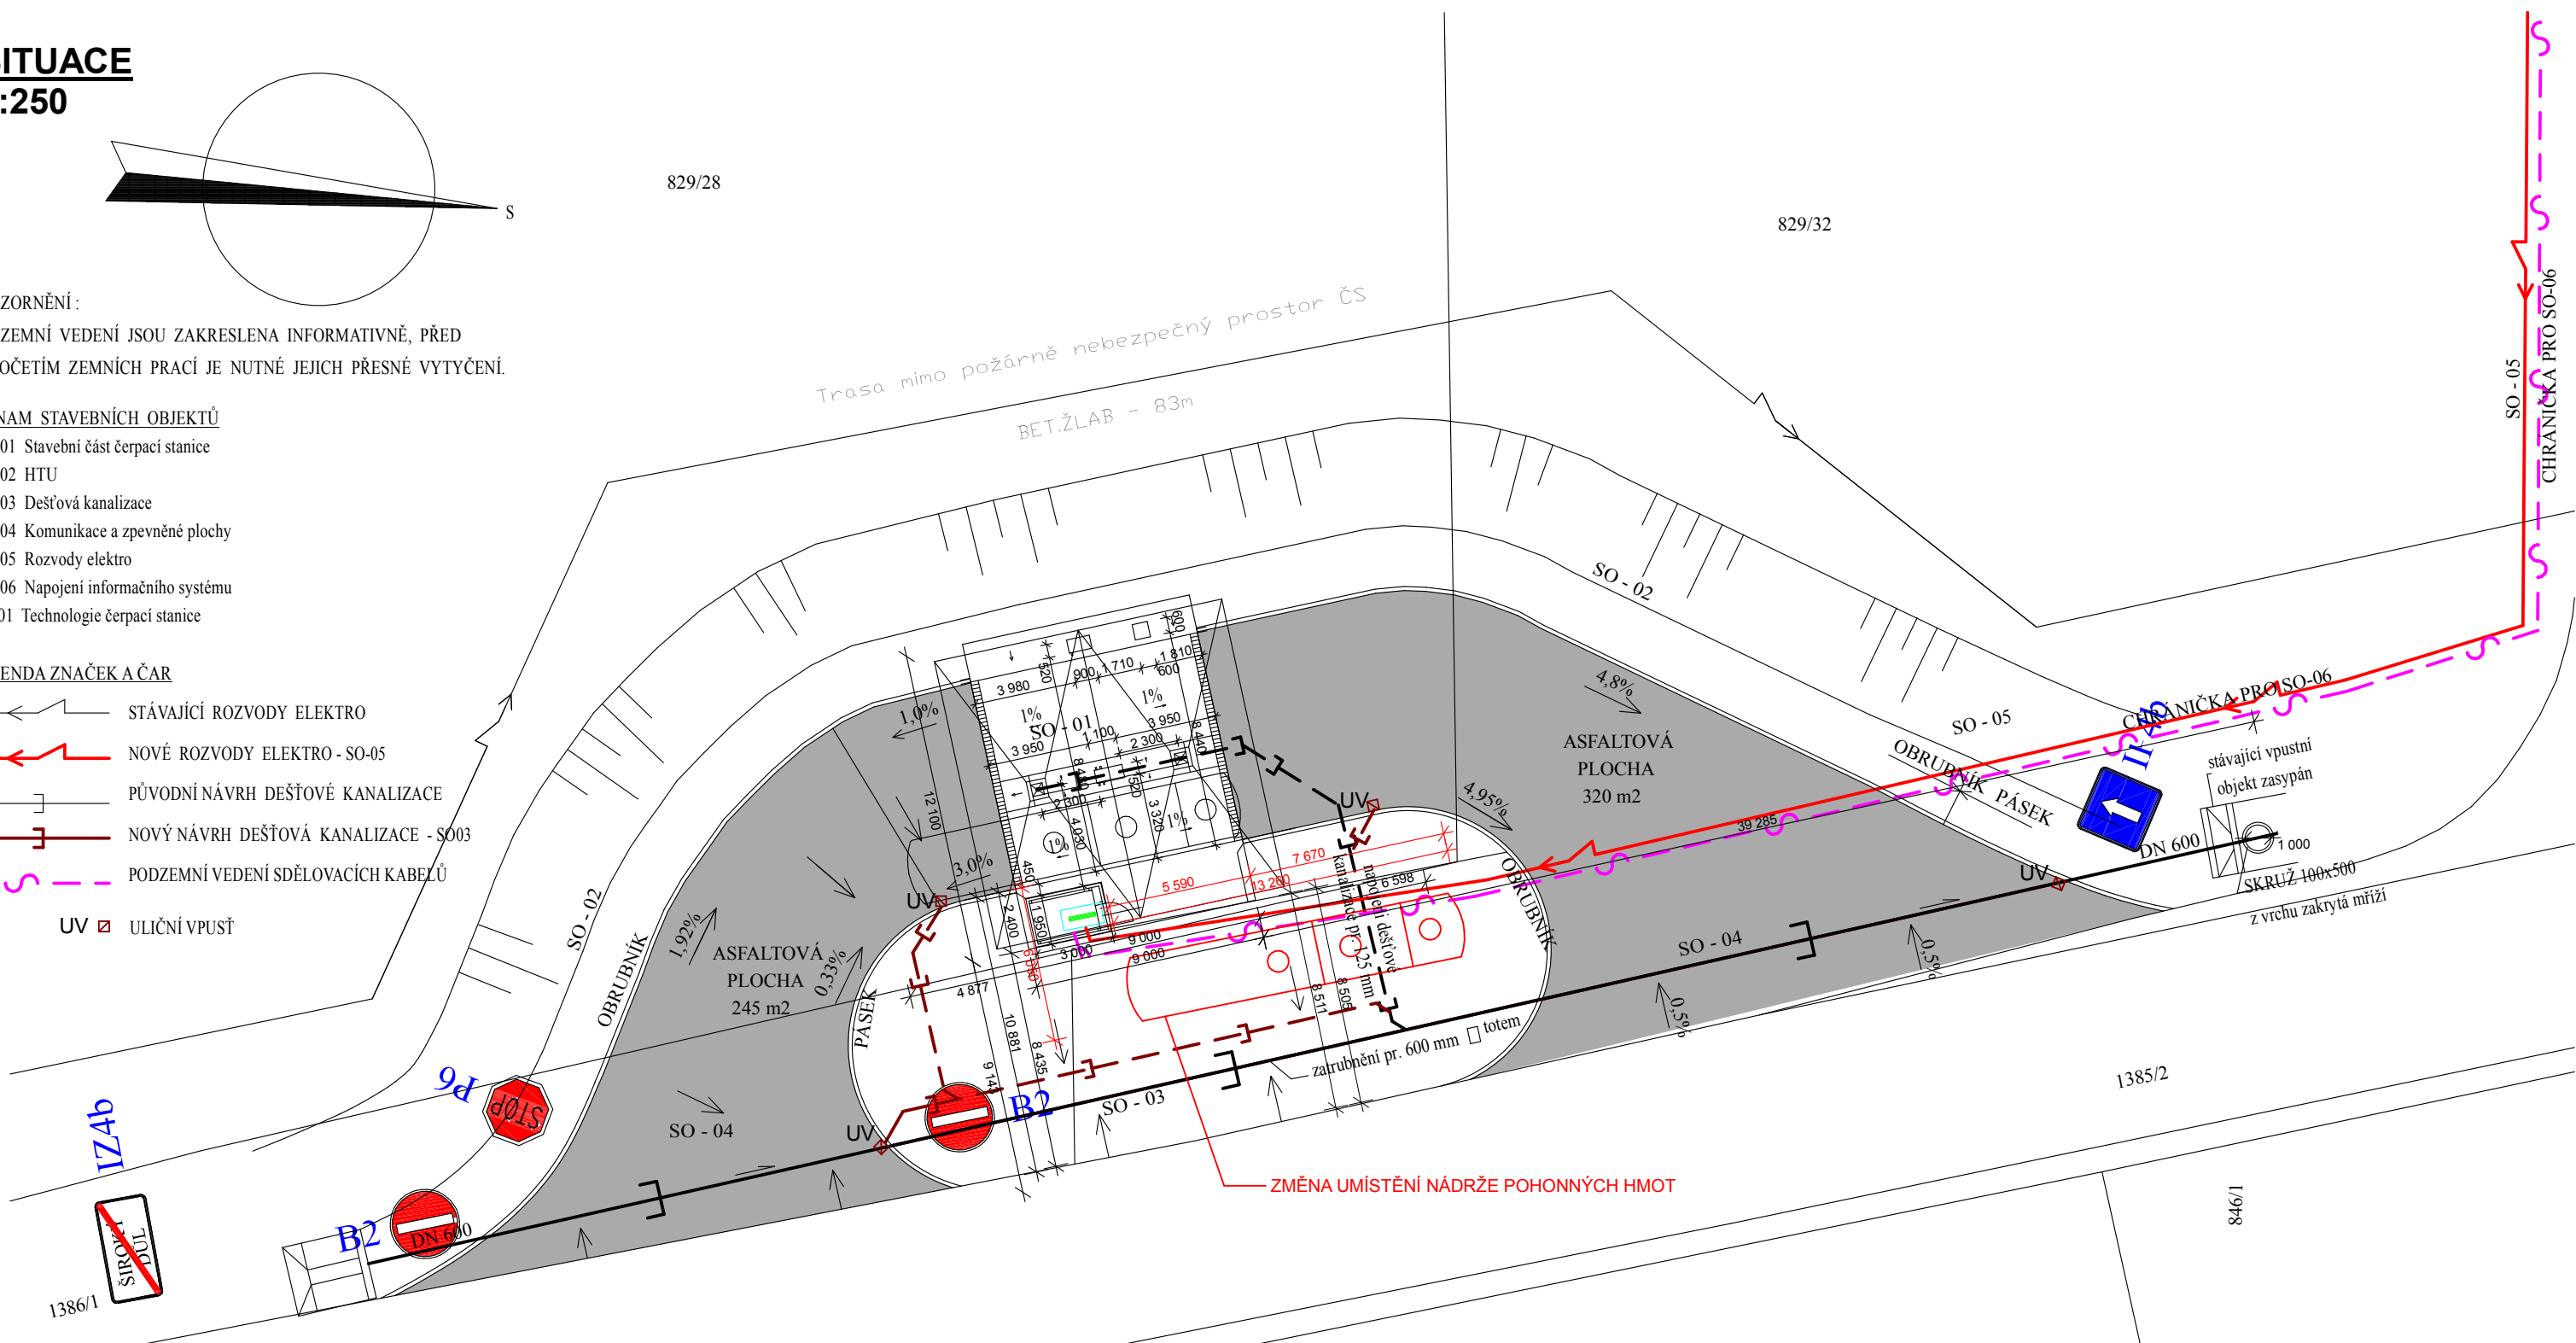

1386/1
IZ4b
ŠIROKÝ DŮL
B2
DN 600
STOP
P6
1385/2
846/1
846/21
846/1
ŠIROKÝ DŮL
IZ4a


Název stavby: Široký Důl - Samoobslužná čerpací stanice areálu FLÍDR	
Místo stavby:	k.ú. Široký Důl, areál Flídr,
Objednatel:	Flídr plast s.r.o., Široký Důl 200, 572 01 Polička
Generální projektant:	APOLO CZ s.r.o., Tyršova 155, 572 01 Polička
Projektant:	Miroslav Stejskal
Zodp. projektant:	Ing. Martin Kozáček
Kraj:	Pardubický
Formát:	2xA4
Stav. úřad:	Polička
Datum:	03/2019
Stupeň PD:	ZMĚNA STAVBY PŘED DOKONČENÍM
Č. zakázky:	P2518
Obsah přílohy:	SITUACE - PŘECHODNÁ ÚPRAVA DOPRAVNÍHO ZNAČENÍ NA POZEMNÍCH KOMUNIKACÍCH
Označení přílohy:	C.01
Měřitko:	1:250
Č. paré:	



APOLO CZ s.r.o.
Tyršova 155,
572 01 Polička
+ 420 461 722 204
apolo@apolocz.cz
www.apolocz.cz



SITUACE
1:250

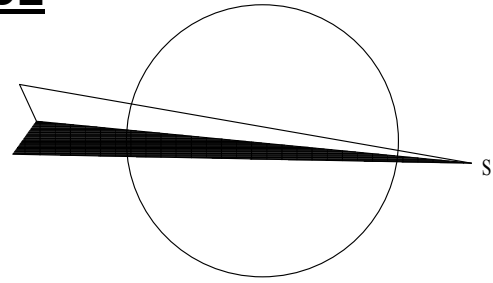

829/28

829/32

UPOZORNĚNÍ:

PODZEMNÍ VEDENÍ JSOU ZAKRESLENA INFORMATIVNĚ, PŘED ZAPOČETÍM ZEMNÍCH PRACÍ JE NUTNÉ JEJICH PŘESNÉ VYTYČENÍ.


SEZNAM STAVEBNÍCH OBJEKTŮ

- SO - 01 Stavební část čerpací stanice
- SO - 02 HTU
- SO - 03 Dešťová kanalizace
- SO - 04 Komunikace a zpevněné plochy
- SO - 05 Rozvody elektro
- SO - 06 Napojení informačního systému
- PS - 01 Technologie čerpací stanice

LEGENDA ZNAČEK A ČAR

- STÁVAJÍCÍ ROZVODY ELEKTRO
- NOVÉ ROZVODY ELEKTRO - SO-05
- PŮVODNÍ NÁVRH DEŠŤOVÉ KANALIZACE
- NOVÝ NÁVRH DEŠŤOVÁ KANALIZACE - SO03
- PODZEMNÍ VEDENÍ SDĚLOVACÍCH KABELŮ
- UV ULIČNÍ VPUSŤ

Trasa mimo požárně nebezpečný prostor ČS
BET.ŽLAB - 83m

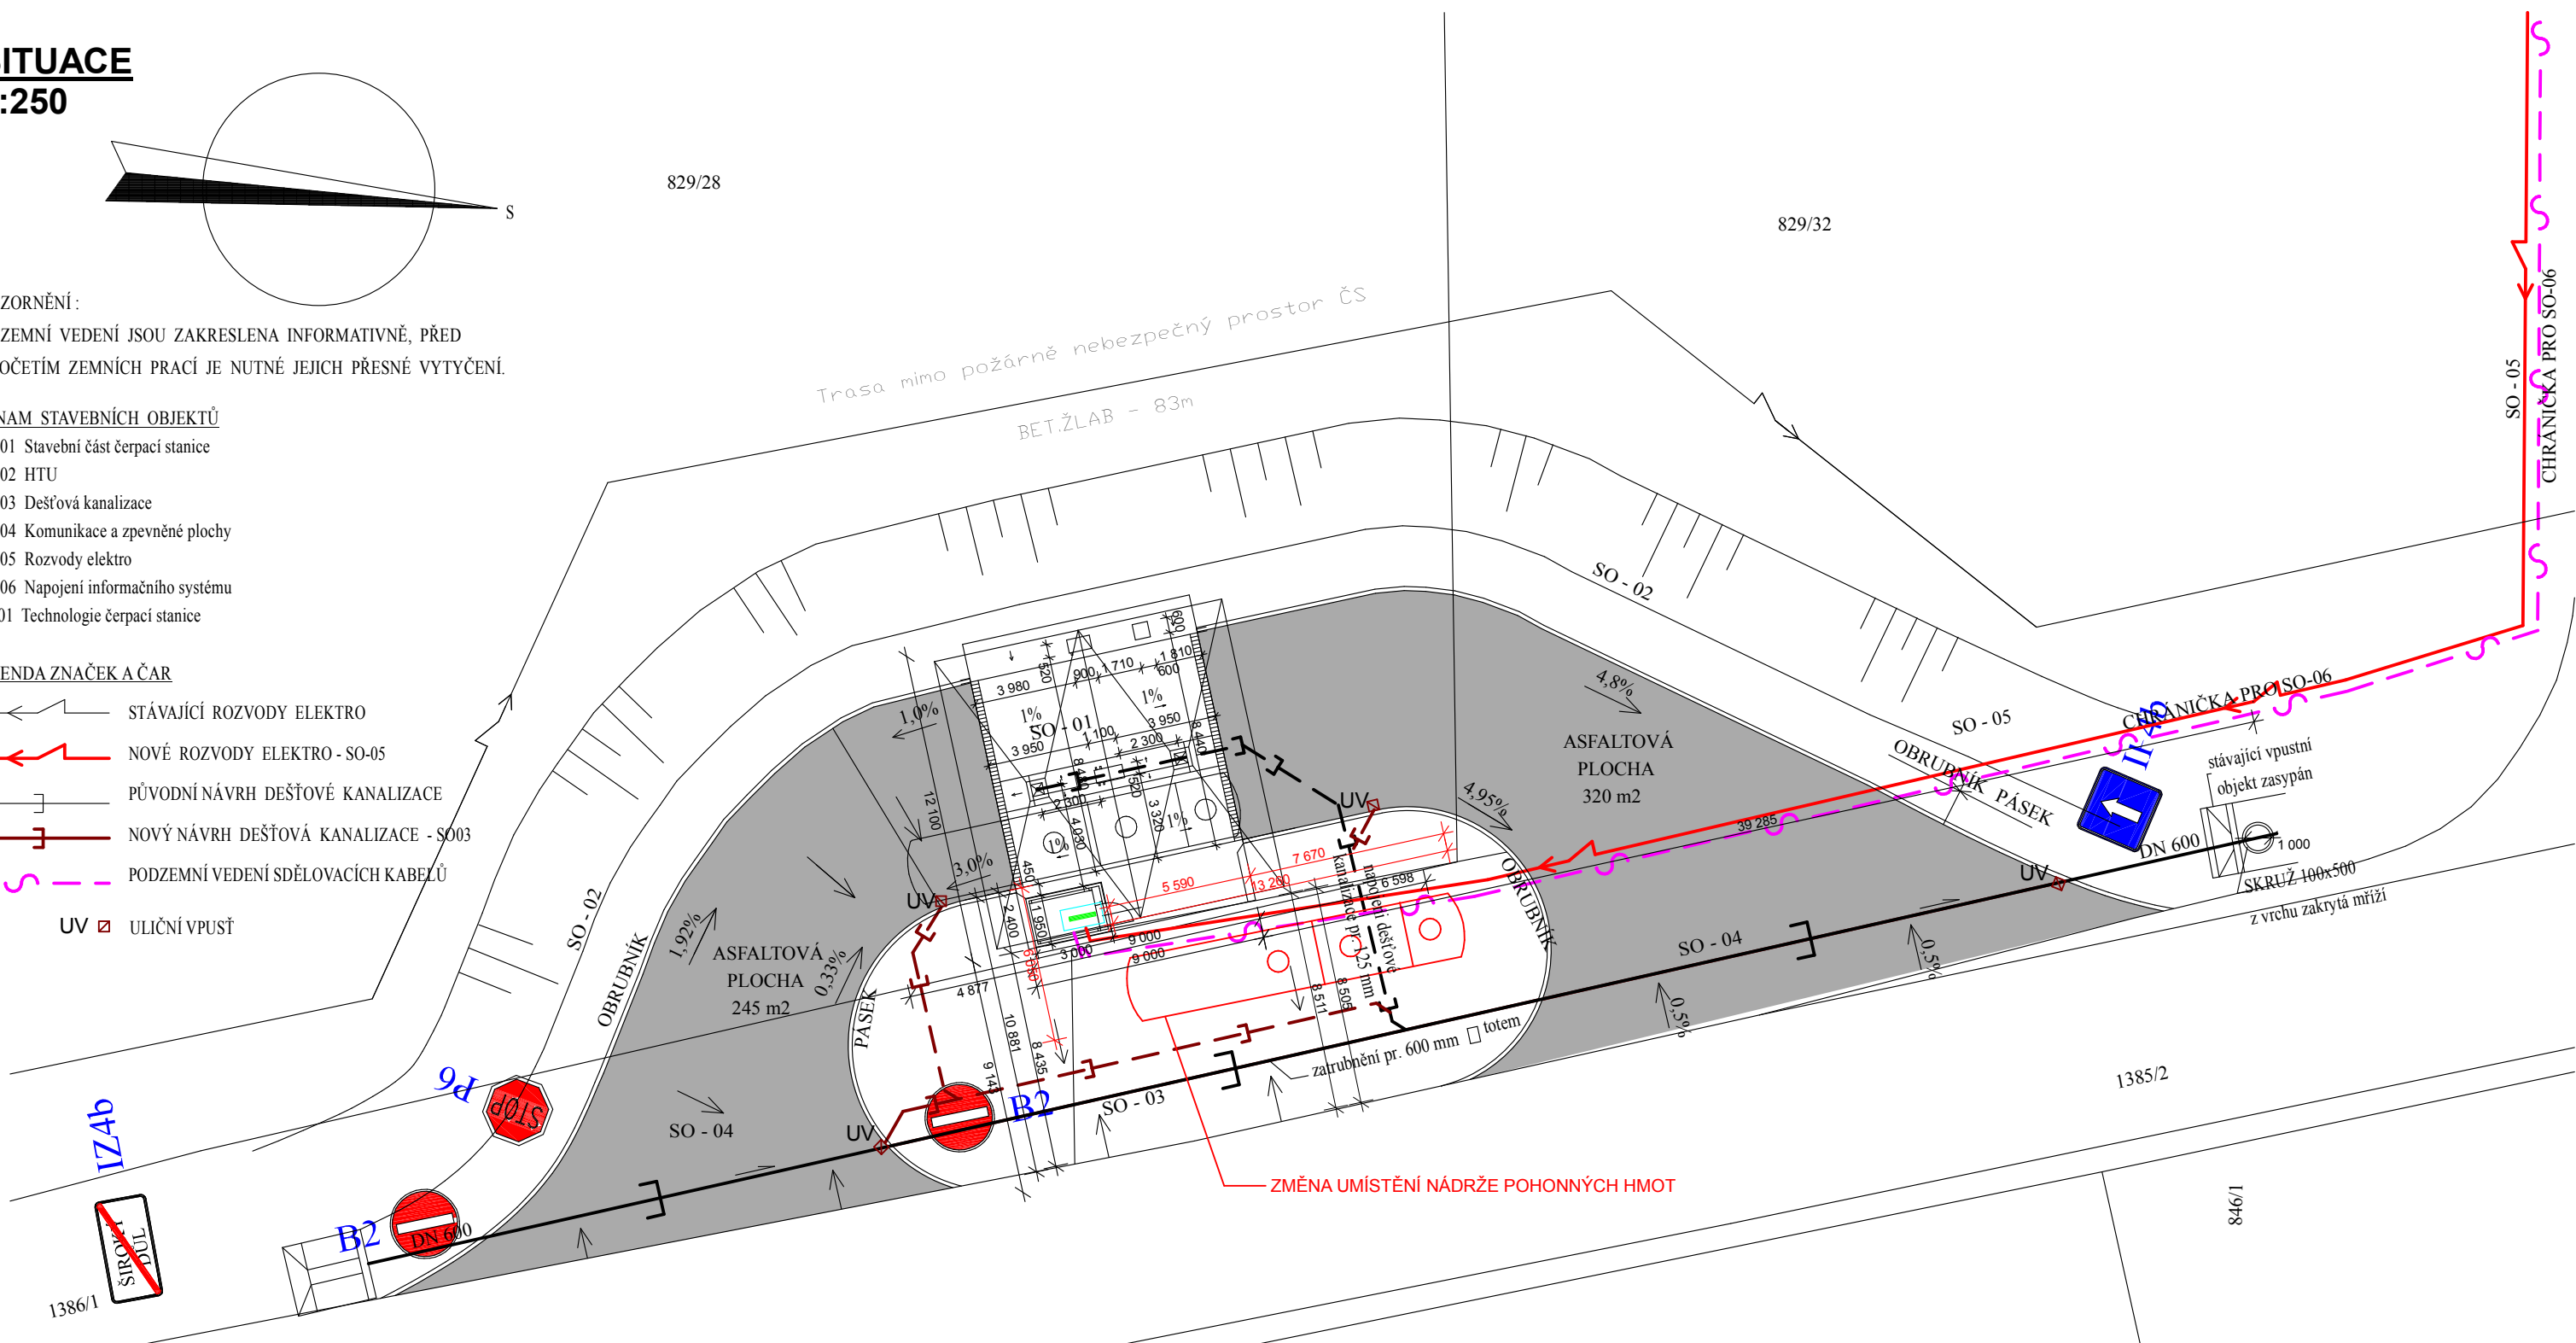

1386/1
IZ4b
ŠIROKÝ DŮL
B2
DN 600
STOP
P6
B2
1385/2
846/1
846/21
ŠIROKÝ DŮL
IZ4a

Název stavby: Široký Důl - Samoobslužná čerpací stanice areálu FLÍDR			
Místo stavby:		k.ú. Široký Důl, areál Flídr,	
Objednatel:		Flídr plast s.r.o., Široký Důl 200, 572 01 Polička	
Generální projektant: APOLO CZ s.r.o. , Tyršova 155, 572 01 Polička		Autorizační razítko:	
Projektant: Miroslav Stejskal		 APOLO CZ s.r.o. Tyršova 155, 572 01 Polička + 420 461 722 204 apolo@apolocz.cz www.apolocz.cz	
Zodp. projektant: Ing. Martin Kozáček			
Kraj: Pardubický	Formát: 2xA4		
Stav. úřad: Polička	Datum: 03/2019		
Stupeň PD: ZMĚNA STAVBY PŘED DOKONČENÍM	Č. zakázky: P2518		
Obsah přílohy: SITUACE - PŘECHODNÁ ÚPRAVA DOPRAVNÍHO ZNAČENÍ NA POZEMNÍCH KOMUNIKACÍCH		Označení přílohy: C.01	Měřítko: 1:250
		Č. paré:	