


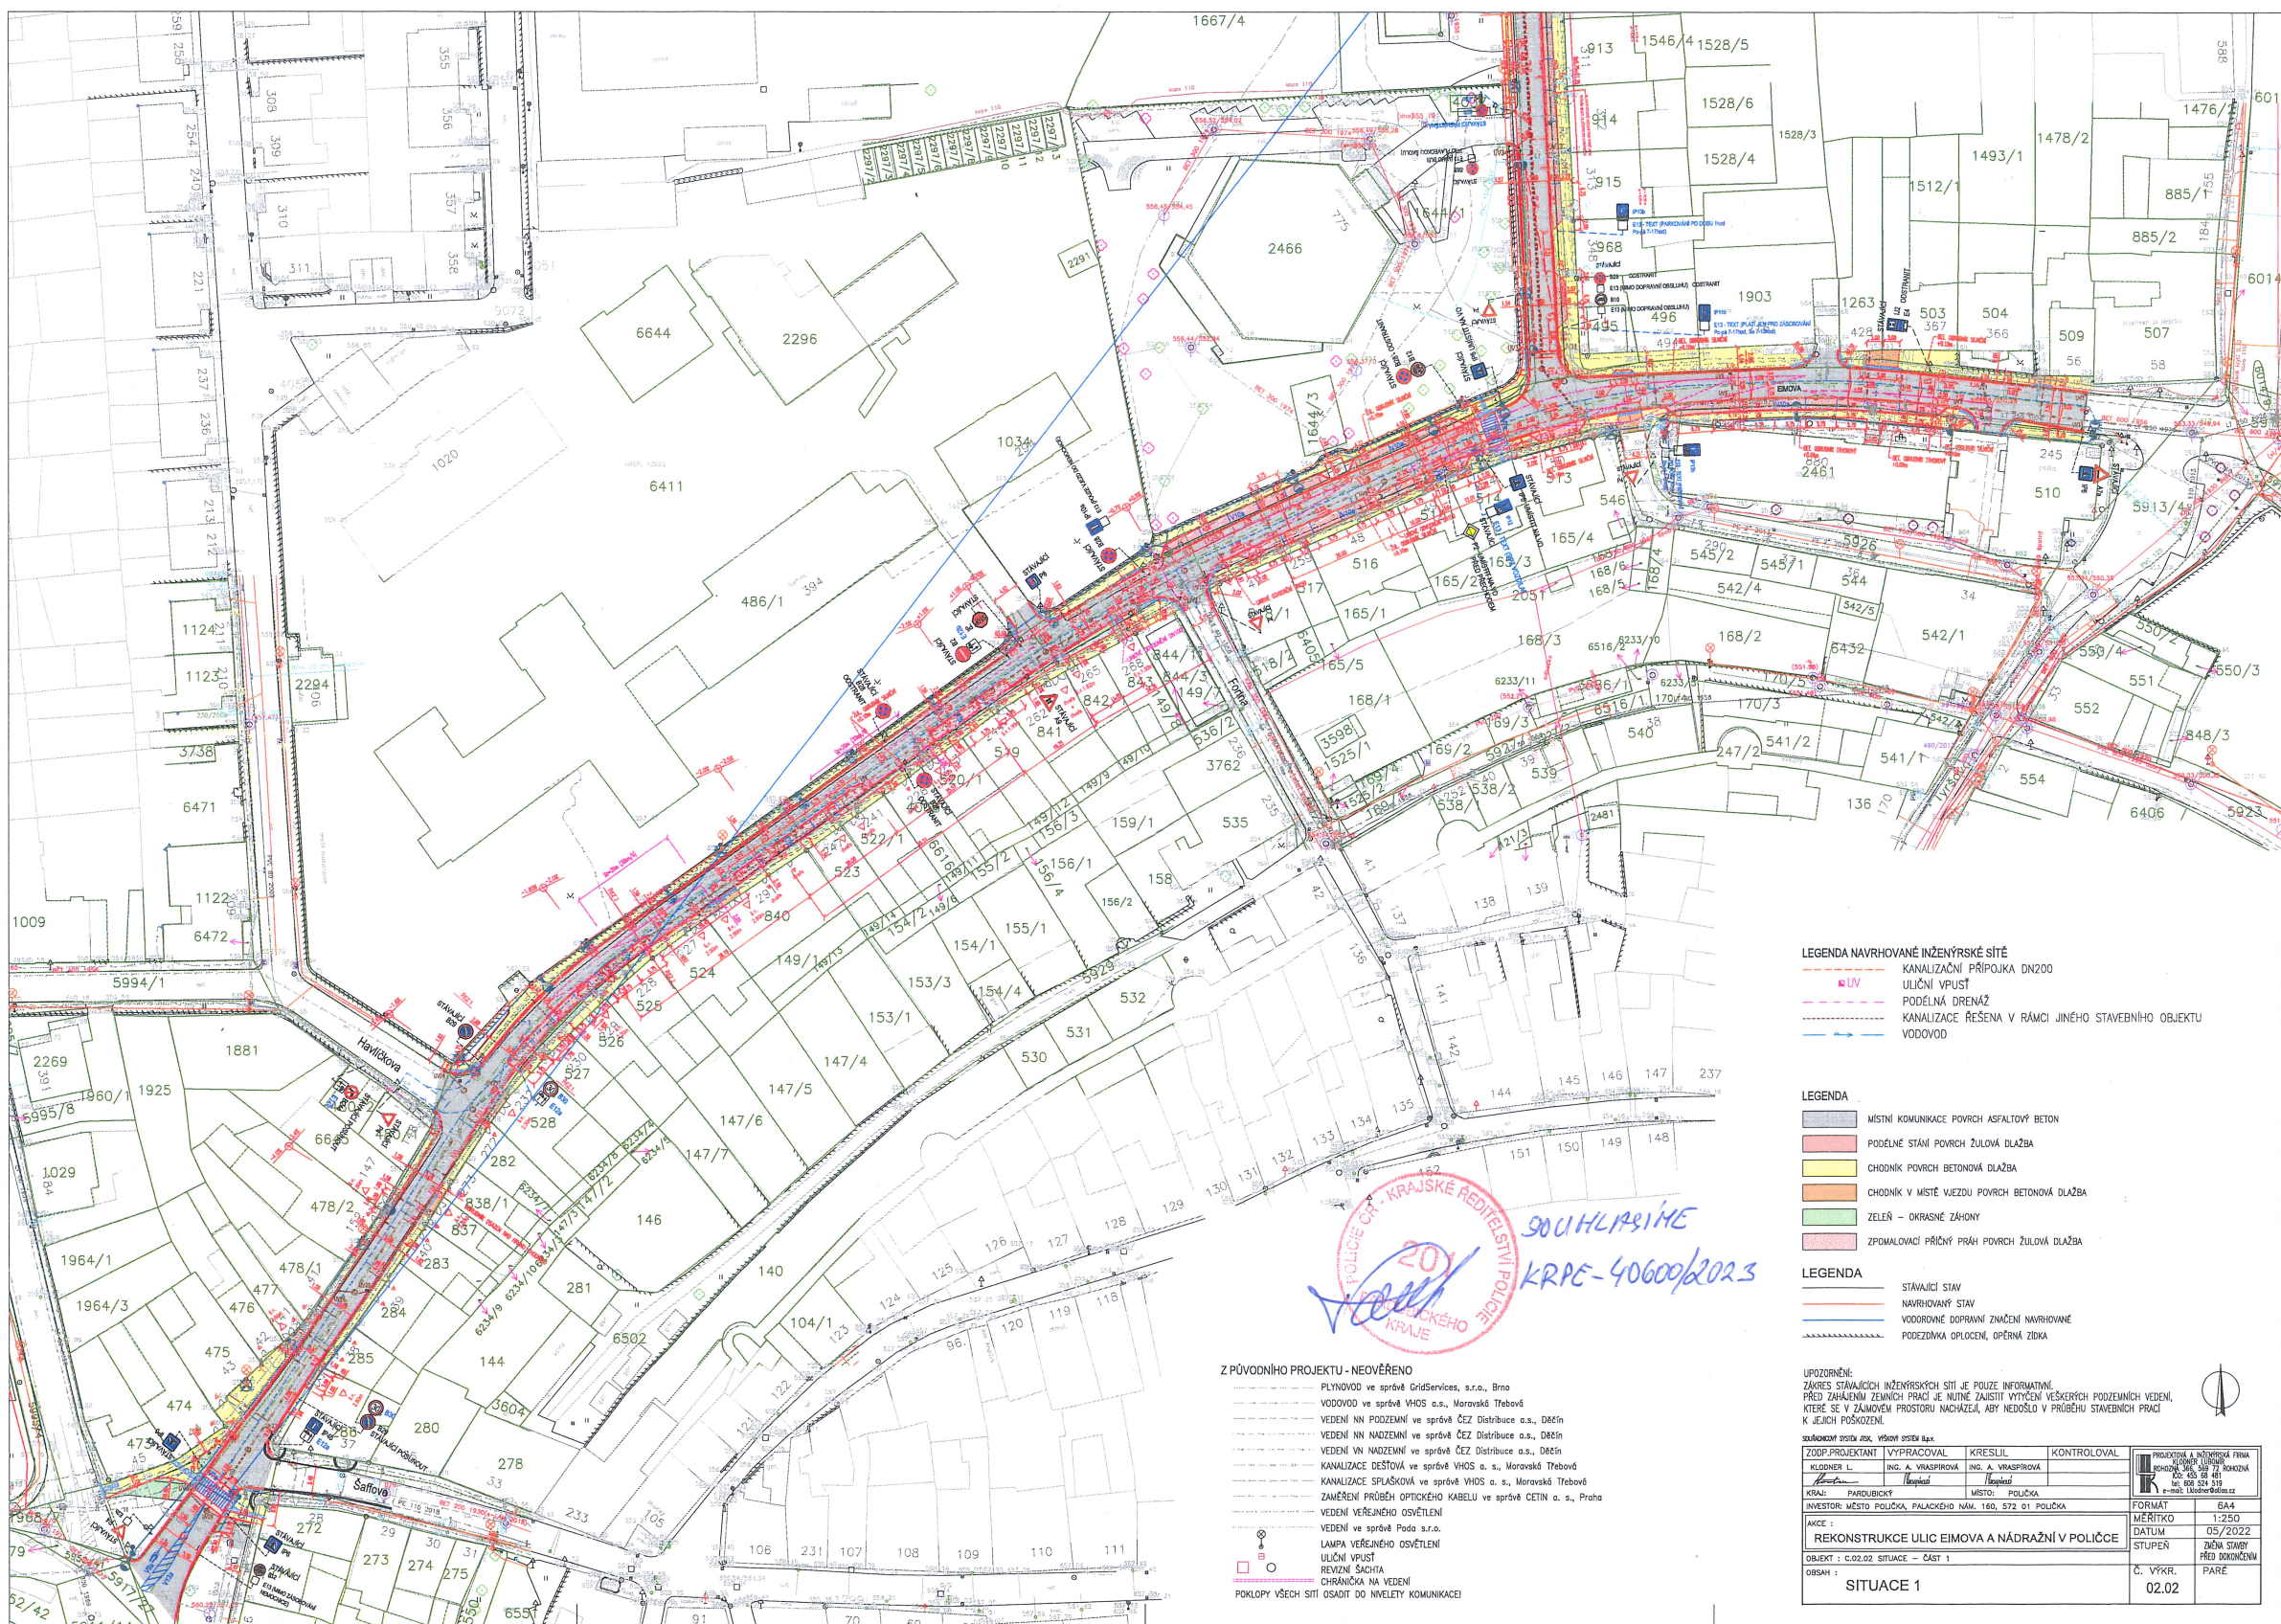

Z PŮVODNÍHO PROJEKTU - NEOVĚŘENO

PLYNOVOD ve správě GridServices, s.r.o., Brno
VODOVOD ve správě VHD a.s., Moravská Třebová
VEDENÍ NN PODZEMÍ ve správě ČEZ Distribuce a.s., Děčín
VEDENÍ NN NADEZEMÍ ve správě ČEZ Distribuce a.s., Děčín
VEDENÍ VN NADEZEMÍ ve správě ČEZ Distribuce a.s., Děčín
KANALIZACE DEŠŤOVÁ ve správě VHD a.s., Moravská Třebová
KANALIZACE SPÁŠKOVÁ ve správě VHD a.s., Moravská Třebová
ZAMĚŘENÍ PRŮBĚH OPTICKÉHO KABELU ve správě CETIN a.s., Praha
VEDENÍ VEŘEJNÉHO OSVĚTLENÍ
VEDENÍ ve správě Podo s.r.o.
LAMPY VEŘEJNÉHO OSVĚTLENÍ
ULIČNÍ VPUST
REVIZNÍ ŠACHTY
CHRÁNIČKA NA VEDENÍ
POKLADY VŠECH SÍTÍ OSADIT DO NIVELETY KOMUNIKACE!

LEGENDA NAVRHOVANÉ INŽENÝRSKÉ SÍTĚ

KANALIZAČNÍ PŘÍPOJKA DN200
ULIČNÍ VPUST
PODÉLNÁ DRENAŽ
KANALIZACE ŘEŠENA V RÁMCI JINÉHO STAVEBNÍHO OBJEKTU
VODOVOD

LEGENDA

MÍSTNÍ KOMUNIKACE POVRCH ASFALTOVÝ BETON
PODÉLNÉ STÁNÍ POVRCH ŽULOVÁ DLAŽBA
CHODNÍK POVRCH BETONOVÁ DLAŽBA
CHODNÍK V MÍSTĚ VJEZDU POVRCH BETONOVÁ DLAŽBA
ZELEŇ - OKRASNÉ ZAHONY
ZPOMALOVACÍ PŘÍČNÝ PRAH POVRCH ŽULOVÁ DLAŽBA

LEGENDA

STAVAJÍCÍ STAV
NAVRHOVANÝ STAV
VODOVODNÉ DOPRNNÍ ZNAČENÍ NAVRHOVANÉ
PODEZDÍMKA OPOKLENÍ, OPĚRNÁ ZÍDKA

UPOZORNĚNÍ:
ZAKRES STAVAJÍCÍCH INŽENÝRSKÝCH SÍTÍ JE POUZE INFORMATIVNÍ.
PŘED ZAČETÍM ZEMNÍCH PRACÍ JE NUTNÉ ZAJISTIT VYTČENÍ VEŠKERÝCH PODZEMNÍCH VEDENÍ,
KTERÉ SE V ZÁMĚRNÉM PROSTORU NACHÁZEJÍ, ABY NEDOSLO K PRŮBĚHU STAVEBNÍCH PRACÍ
K JEJICH POŠKOZENÍ.

ZODP. PROJEKTANT		VYPRACOVAL	KRESLIL	KONTROLOVAL	PROJEKTOVÁ A INŽENÝRSKÁ FIRMA BOHUMIL LUDVÍK Č. 150 00 401 IČO: 600 524 819 e-mail: ludvik@bohumi.cz
KLIDNER L.		ING. A. VRASPIROVÁ	ING. A. VRASPIROVÁ		
KRAJ:		PAROUBICE	MÍSTO:	POLÍČKA	
INVESTOR: MĚSTO POLÍČKA, PALACKÉHO NÁM. 160, 572 01 POLÍČKA					
ANEXE:					FORMÁT: A4
REKONSTRUKCE ULIC EIMOVA A NÁDRAŽNÍ V POLÍČCE					MĚŘÍTKO: 1:250
OBJEKT: C.02.02 SITUACE - ČÁST 1					DATUM: 05/2022
ORISAN:					STUPĚŇ: ŽIVN. STAVBY PŘED DOKONČENÍM
SITUACE 1					Č. VÝK.:
					02.02
					PARE