

829/28


829/32

UPOMÍNÁNÍ:
PODZEMNÍ VEDENÍ JSOU ZAKRESLENA INFORMATIVNĚ, PŘED
ZARUČENÍM ŽENKNIH PRACÍ JE NUTNÉ JEJICH PŘESNĚ VYTKENÍ.

SEZNAM STAVBNÍCH OBJEKTŮ
SO - 01 Stavení část čerpač. stanice
SO - 02 HTU
SO - 03 Dešťová kanalizace
SO - 04 Komunikace a zpevněné plochy
SO - 05 Rozvody odleto
SO - 06 Napojení informačního systému
PS - 01 Technologie čerpač. stanice

- LEGENDA ZNAČEK A ČAR
- STÁVAJÍCÍ ROZVODY ELEKTRO
 - NOVÉ ROZVODY ELEKTRO - SO-05
 - PŮVODNÍ NÁVRH DEŠŤOVÉ KANALIZACE
 - NOVÝ NÁVRH DEŠŤOVÁ KANALIZACE - SO-03
 - PODZEMNÍ VEDENÍ SDRLOVACÍCH KABTELŮ

UV ULIČNÍ VPUSŤ

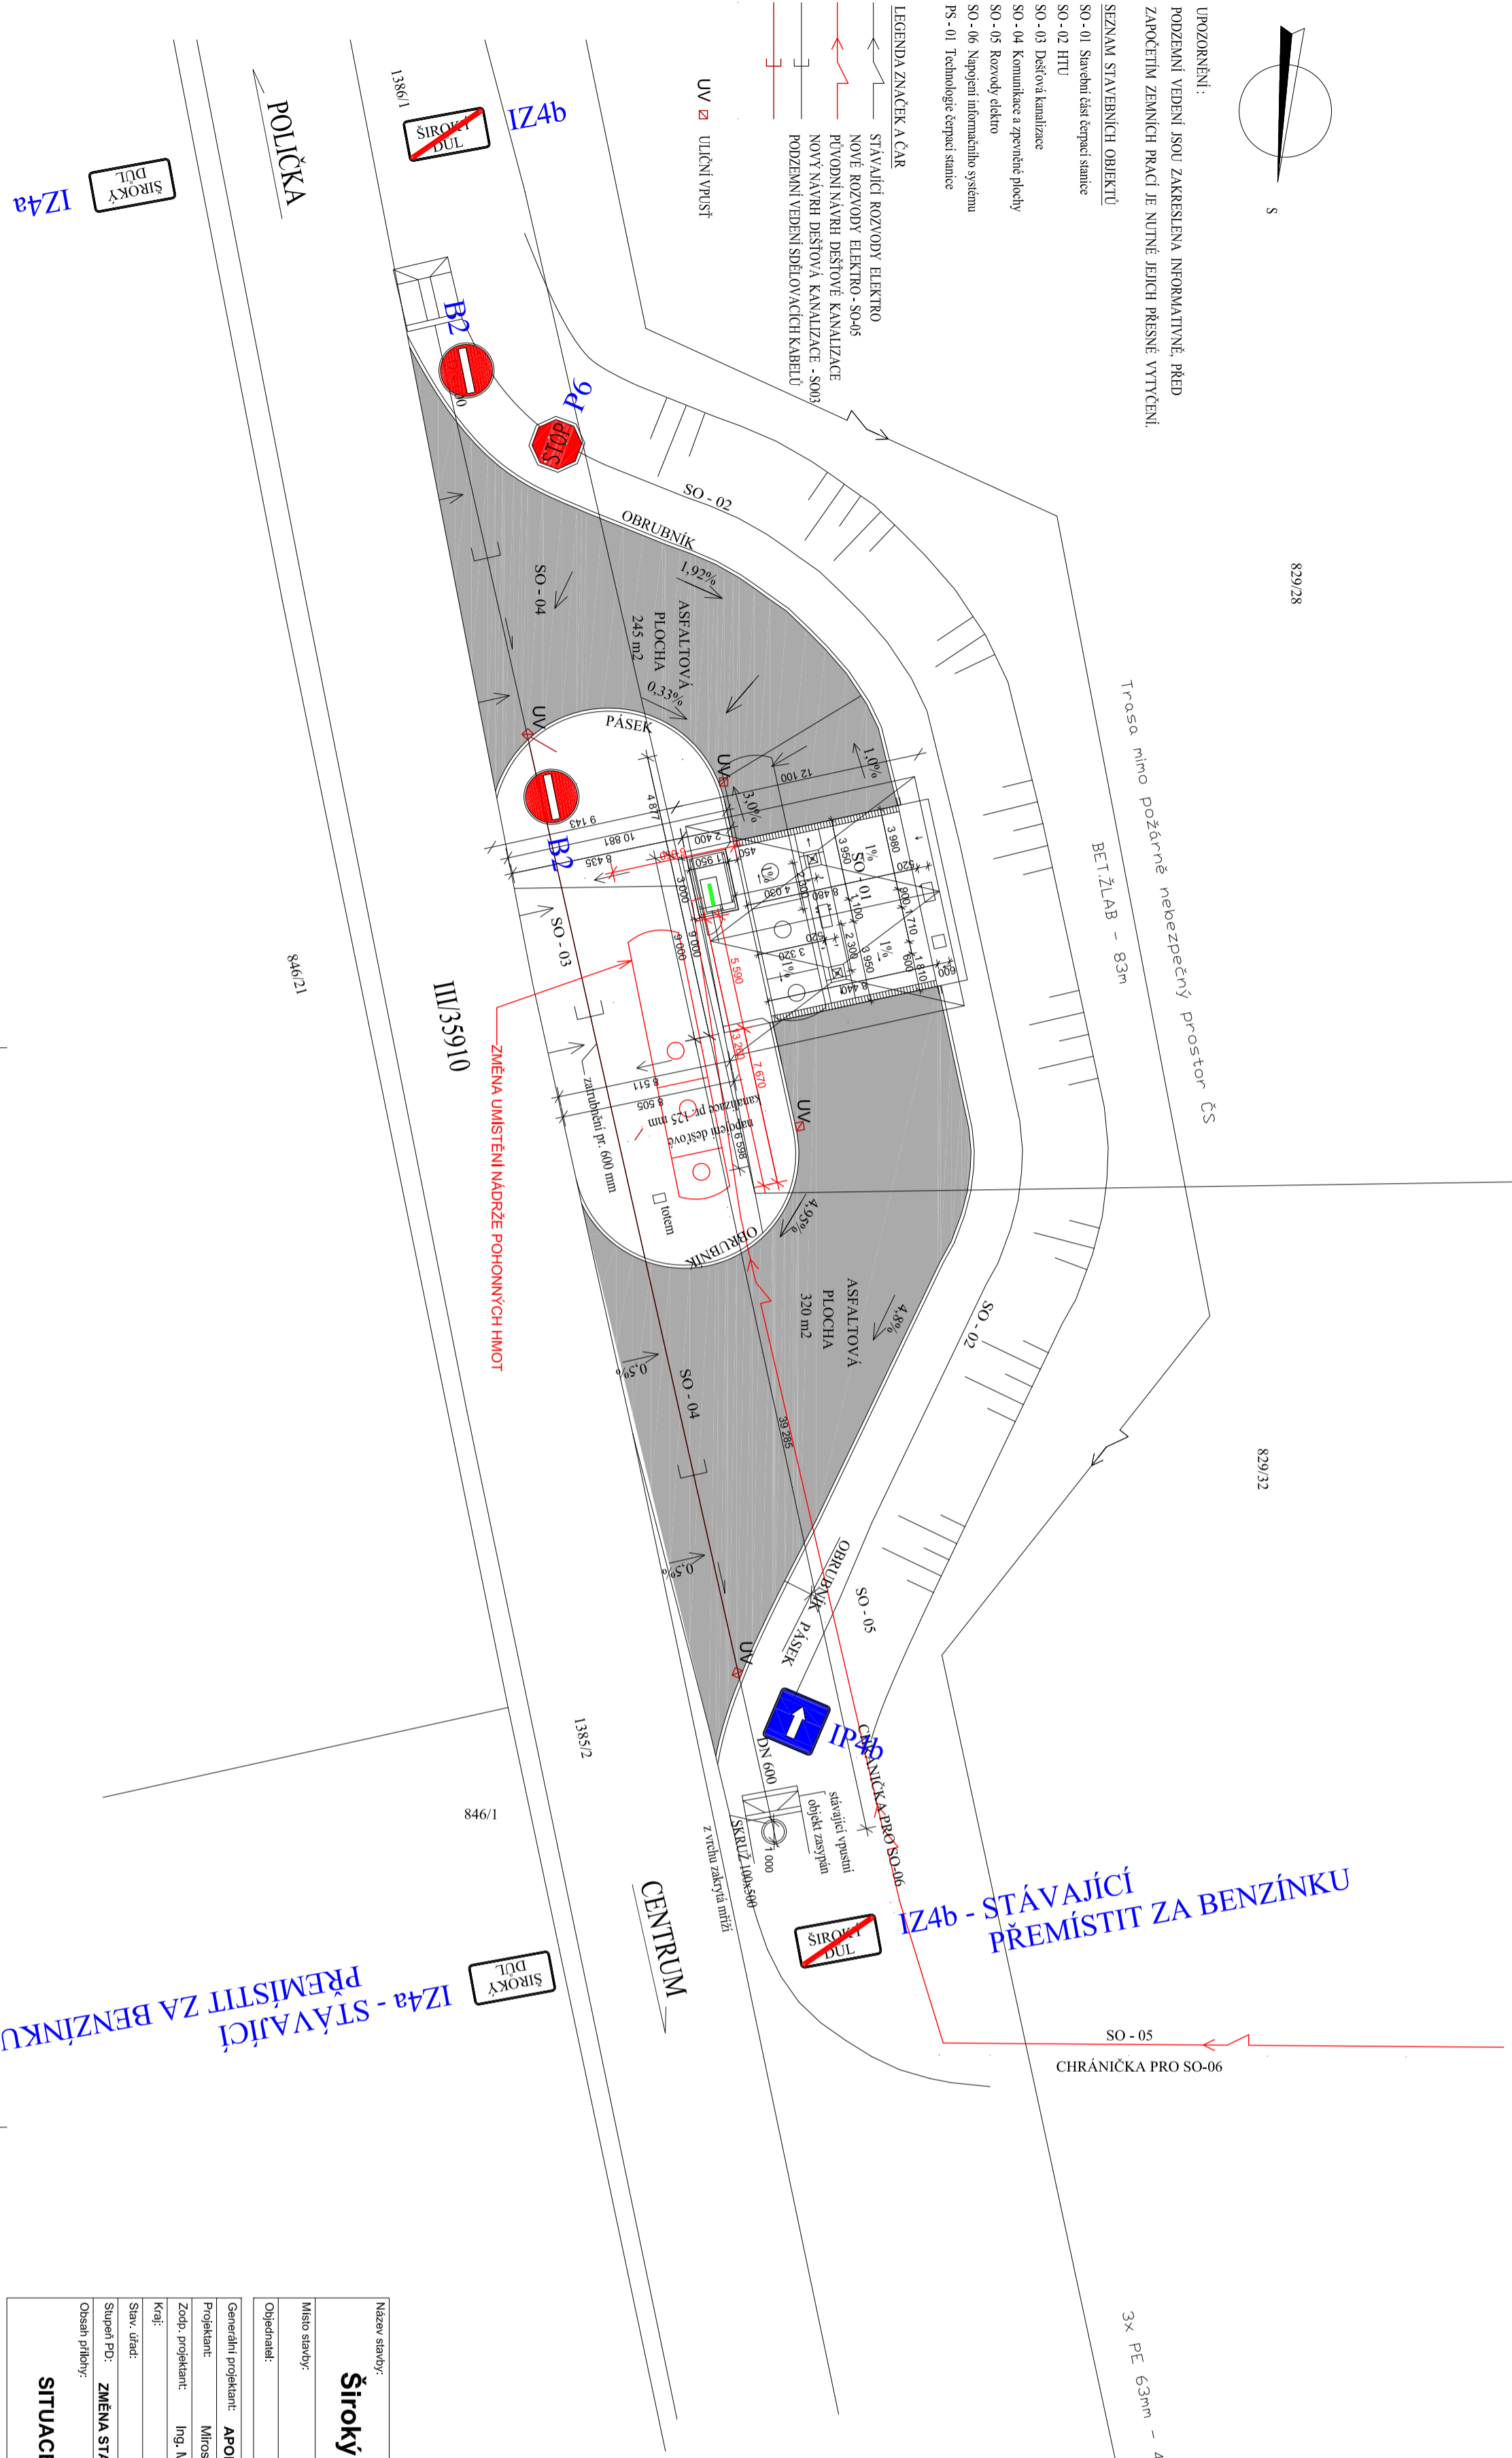

IZ4a - STÁVAJÍCÍ PŘEMÍSTIT ZA BENZÍNKU

IZ4b - STÁVAJÍCÍ PŘEMÍSTIT ZA BENZÍNKU

Název stavby:		Široký Důl - Samoslužná čerpač. stanice areálu FLÍDR	
Místo stavby:		k.ú. Široký Důl, areál Flídr	
Objednatel:		Flídr plast s.r.o., Široký Důl 200, 572 01 Políčka	
Generální projektant:		APOLO CZ s.r.o., Tvořova 155, 572 01 Políčka	
Projektant:		Miroslav Suijskál	
Zodp. projektant:		Ing. Martin Kozáček	
Kraj:		Pardubický	
Stav. úřad:		Políčka	
Stupně PD:		ZMĚNA STAVBY PŘED DOKONČENÍM	
Obsah přílohy:		C. zakazky, P2518	
SITUACE DOPRAVNÍ ZNAČENÍ		Označení přílohy: D.1.1.2	
Měřítko: 1:250		Č. parčík:	