


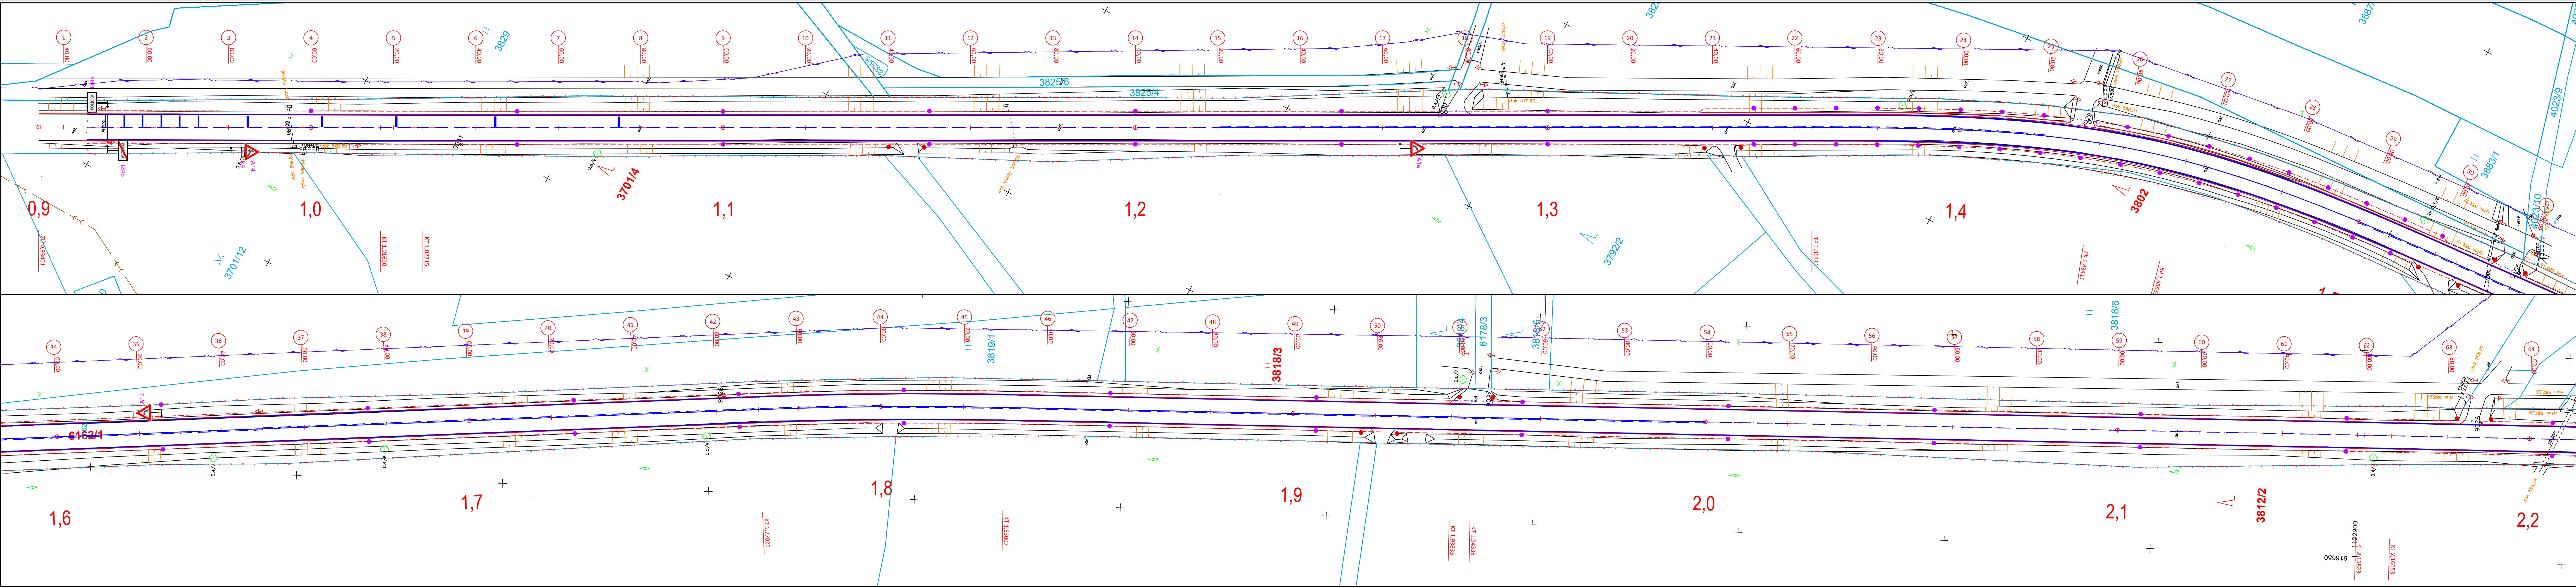

LEGENDA INŽENÝRSKÝCH SÍTÍ:

	CETIN - NEPROVOZOVANÉ SÍTĚ		CETIN - OPTICKÉ VEDENÍ PODZEMNÍ
	CETIN - VEDENÍ NADZEMNÍ		ČEZ - NÍZKÉ NAPĚTÍ NADZEMNÍ
	PODA - TELEKOMUNIKAČNÍ VEDENÍ		ČEZ - VYSOKÉ NAPĚTÍ NADZEMNÍ
	VEREJNÉ OSVĚTLENÍ		GRIDSERVICES - NÍZKOTLAKÝ PLYNOVOD
	GRIDSERVICES - STŘEDOTLAKÝ PLYNOVOD		VHOS - VODOVODNÍ PŘÍPOJKY
	VHOS - KANALIZACE JEDNOTNÁ		VHOS - KANALIZACE DEŠŤOVÁ

LEGENDA:

	STÁVAJÍCÍ STAV - ZAMĚŘENÍ		OSA KOMUNIKACE - II/360
	OBRYSY VOZOVKY - ZPEVNĚNÁ ČÁST		OBRYSY NEZPEVNĚNÉ KRAJNICE - NEZPEVNĚNÁ ČÁST
	NOVÝ OBRUBNÍK		NOVÉ DOPRAVNÍ ZNAČENÍ
	NAPOJENÍ VOZOVKY - PROŘÍZNUTÍ A ZALITÍ ZÁLVKOU		NAPOJENÍ STAVBY - ZÁBOR STAVBY

V2b - Podélná čára přerušovaná k vyznačení a oddělení jízdních pruhů bude v celé délce provedena v šířce 0,125 m kadeence 3,00/1,50 m (délka úsečky/délka mezery)

Z10 - Dopravní knoflík bílý (umístěný v extralánových úsecích). Provedení dle TP 133 doplnění a zvýraznění VZD.

- * U podélné čáry souvislé umístit ze strany jízdního pruhu v odstupech 9 m
- * U podélné čáry přerušované umístit do každé druhé mezery v odstupech 9 m
- * V místě přechodu z V2b na podélnou čáru souvislou umístit do každé mezery

Generální projektant:

PRODIN a.s.
Jiráskova 169
530 02 Pardubice

www.prodin.cz
IČO: 25292161
DIČ: CZ25292161

CPV 45.23.31.40-2
CZ - CPA 42.11.20
CZ - CC 211 112

Souřadnicový systém: S-JTSK; Výškový systém: Bpv

Vypracoval: Ing. Martin Dlabáček	Zodp. projektant: Ing. Michal Hornýš	Kontroloval: Ing. Michal Hornýš
Kraj: Pardubický	Trafový úsek: Polička - Krouhuv - hranice kraje	
Objednatel: Pardubický kraj		

Akce:

MODERNIZACE SILNICE II/360

POLÍČKA - KOROUHEV - HRANICE KRAJE

Obsah výkresu:
SITUACE DOPRAVNÍHO ZAČENÍ km 0.90 - 2.20

Formát: 7 A4	Číslo kopie:
Datum: 05/2018	
Stupeň dokumentace: PDPS	
Číslo zakázky: 3110-18-079	
Změna:	
Měřítko: 1:500	
Část dokumentace: D.1	Číslo výkresu: 8.1