


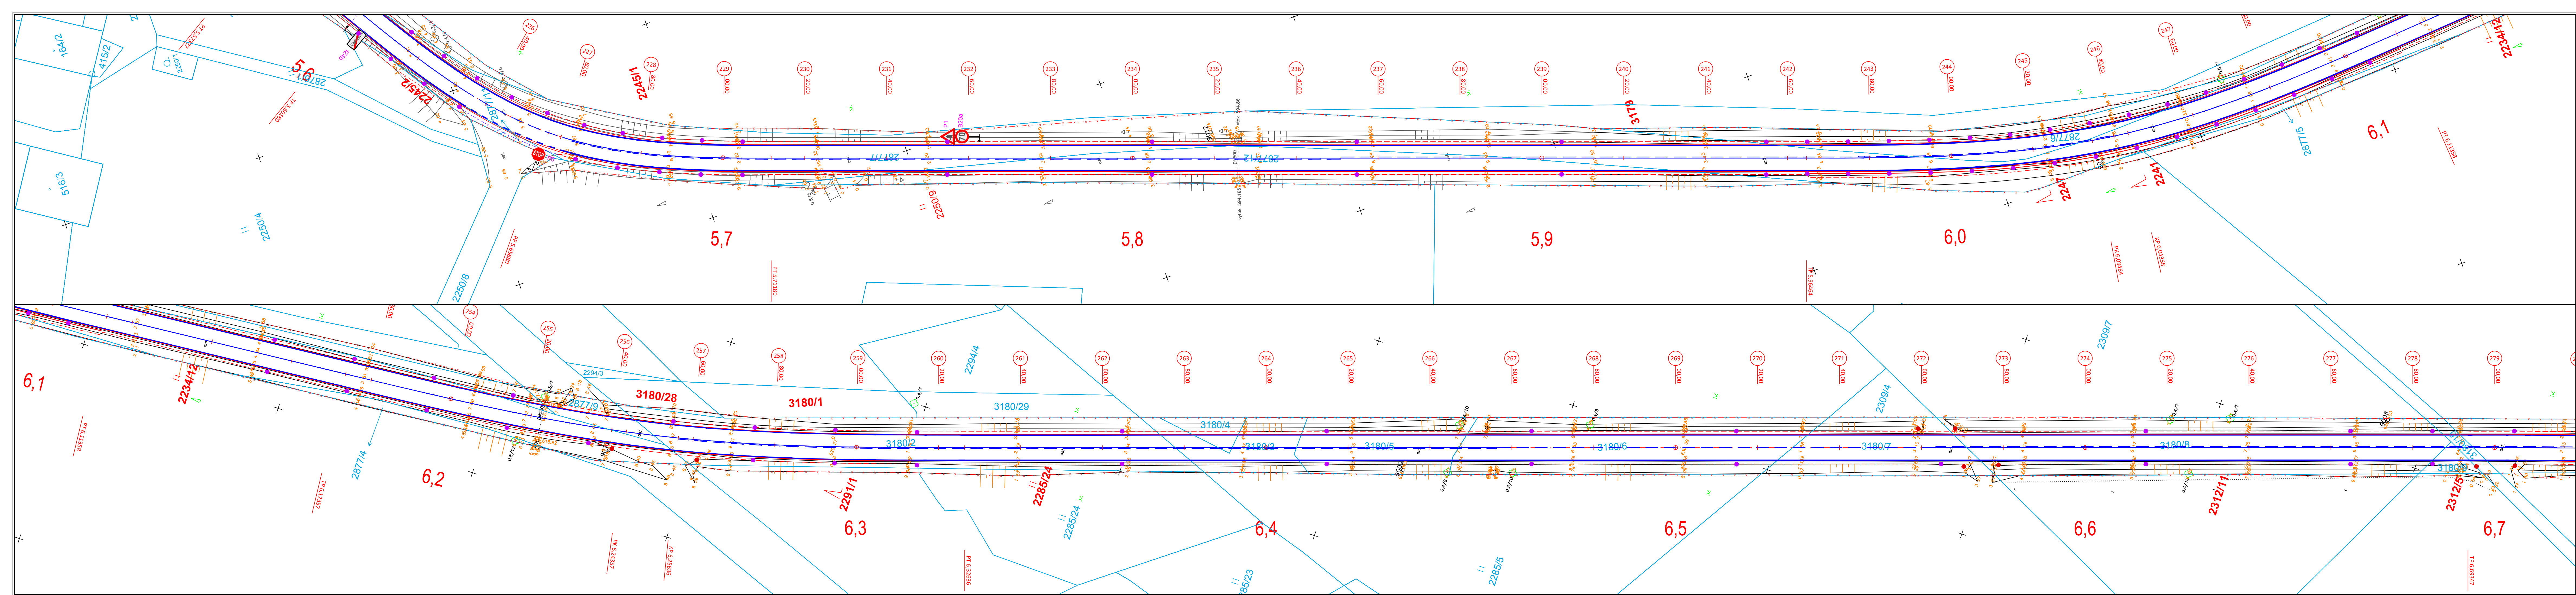

LEGENDA INŽENÝRSKÝCH SÍTÍ:

	CETIN - NEPROVOZOVANÉ SÍTĚ		CETIN - OPTICKÉ VEDENÍ PODZEMNÍ
	CETIN - VEDENÍ NADZEMNÍ		ČEZ - NÍZKÉ NAPĚTÍ PODZEMNÍ
	PODA - TELEKOMUNIKAČNÍ VEDENÍ		ČEZ - VYSOKÉ NAPĚTÍ PODZEMNÍ
	ČEZ - NÍZKÉ NAPĚTÍ NADZEMNÍ		GRIDSERVICES - NÍZKOTLAKÝ PLYNOVOD
	VEŘEJNÉ OSVĚTLENÍ		VHOS - VODOVODNÍ PŘÍPOJKY
	GRIDSERVICES - STŘEDOTLAKÝ PLYNOVOD		VHOS - VODOVOD
	VHOS - KANALIZACE JEDNOTNÁ		VHOS - KANALIZACE DEŠŤOVÁ

LEGENDA:

	STÁVAJÍCÍ STAV - ZAMĚŘENÍ		OSA KOMUNIKACE - II/360
	OBRYSY VOZOVKY - ZPEVNĚNÁ ČÁST		OBRYSY NEZPEVNĚNÉ KRAJNICE - NEZPEVNĚNÁ ČÁST
	NOVÝ OBRUBNÍK		NOVÉ DOPRAVNÍ ZNAČENÍ
	NAPOJENÍ VOZOVKY - PRORÍZNUTÍ A ZALITÍ ZÁLIVKOU		NAPOJENÍ STAVBY - ZÁBOR STAVBY
	VOZOVKA		

V2b - Podélná čára přerušovaná k vyznačení a oddělení jízdních pruhů bude v celé délce provedena v šířce 0,125 m kadenace 3,00/1,50 m (délka úsečky/délka mezery)

Z10 - Dopravní knoflík bílý (umístěný v extravilánových úsecích). Provedení dle TP 133 doplnění a zvyraznění VZD.

*** U podélné čáry souvislé umístit ze strany jízdního pruhu v odstupech 9 m**

*** U podélné čáry přerušované umístit do každé druhé mezery v odstupech 9 m**

*** V místě přechodu z V2b na podélnou čáru souvislou umístit do každé mezery**

Generální projektant:

PRODIN a.s.
Jiráskova 169
530 02 Pardubice

www.prodin.cz
IČO: 25292161
DIČ: CZ25292161

CPV 45.23.31.40-2
CZ - CPA 42.11.20
CZ - CC 211 112

Zpracovatel části dokumentace:

Vypracoval: Ing. Martin Dlabáček	Zodp. projektant: Ing. Michal Hornýš	Kontroloval: Ing. Michal Hornýš
-------------------------------------	---	------------------------------------

Kraj: Pardubický	Traťový úsek: Polička - Korouhev - hranice kraje
Objednatel: Pardubický kraj	

Akce:

MODERNIZACE SILNICE II/360

POLIČKA - KOROUHEV - HRANICE KRAJE

SITUACE DOPRAVNÍHO ZNAČENÍ km 5.60 - 6.70

Formát: 7 A4	Datum: 05/2018
Stupeň dokumentace: PDPS	Číslo zakázky: 3110-18-078
Změna:	Číslo kopie:
Měřítko: 1:500	Číslo výkresu: 8.1
Obsah výkresu: D.2	

Souřadnicový systém: S-JTSK; Výškový systém: Bpv