


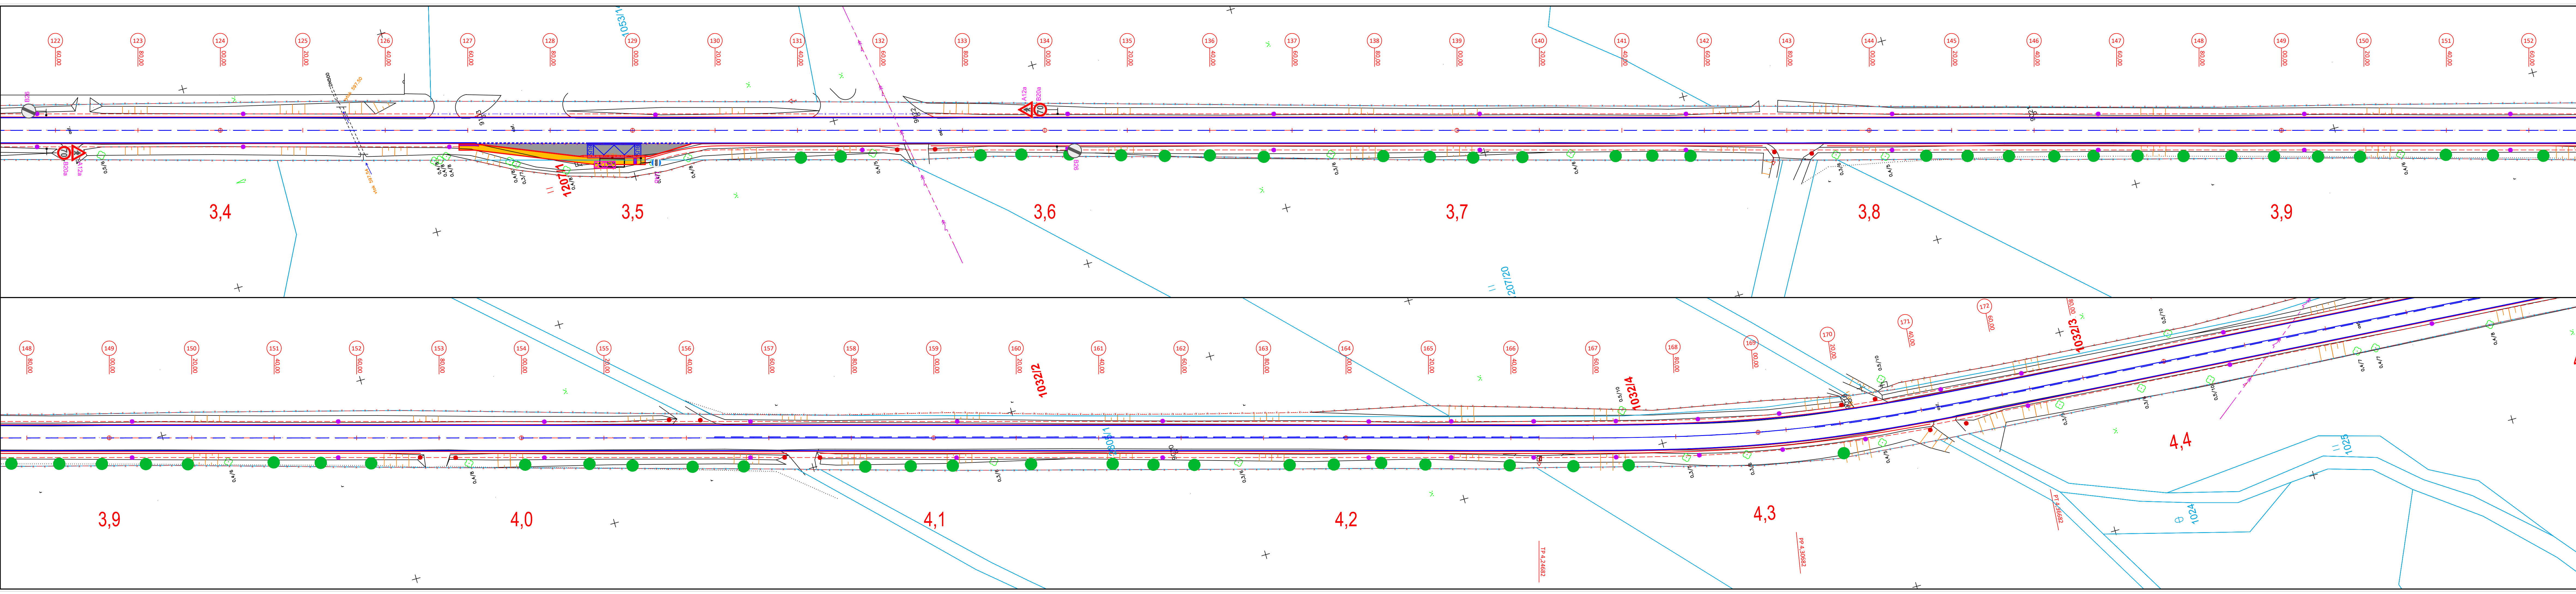

LEGENDA INŽENÝRSKÝCH SÍTÍ:

- CETIN - NEPROVOZOVANÉ SÍTĚ
- CETIN - VEDENÍ NADZEMNÍ
- PODA - TELEKOMUNIKAČNÍ VEDENÍ
- ČEZ - NÍZKÉ NAPĚTÍ PODZEMNÍ
- ČEZ - NÍZKÉ NAPĚTÍ NADZEMNÍ
- VEREJNÉ OSVĚTLENÍ
- GRIDSERVICES - STŘEDOTLAKÝ PLYNOVOD
- VHOS - KANALIZACE JEDNOTNÁ
- VHOS - KANALIZACE DEŠŤOVÁ
- CETIN - METALICKÉ VEDENÍ PODZEMNÍ
- CETIN - OPTICKÉ VEDENÍ PODZEMNÍ
- ČEZ - NÍZKÉ NAPĚTÍ NADZEMNÍ
- ČEZ - VYSOKÉ NAPĚTÍ NADZEMNÍ
- GRIDSERVICES - NÍZKOTLAKÝ PLYNOVOD
- VHOS - VODOVODNÍ PŘÍPOJKY
- VHOS - VODOVOD

LEGENDA:

- CHODNÍK - ROZEBRÁNÍ A OPĚTOVNÉ POLOŽENÍ Z DŮVODU DOTČENÍ STAVBOU A NAPOJENÍ NA STÁVAJÍCÍ STAV
- CHODNÍK - RELIÉFNÍ DLAŽBA
- VOZOVKA - ŽULOVÁ KOSTKA DROBNÁ
- STÁVAJÍCÍ STAV - ZAMĚŘENÍ
- OBRYS VOSOVKY - ZPEVNĚNÁ ČÁST
- NOVÝ OBRUBNÍK
- NAPOJENÍ VOSOVKY - PROŘÍZNUTÍ A ZALITÍ ZÁLIVKOU
- VOZOVKA
- OSA KOMUNIKACE - II/360
- OBRYS NEZPEVNĚNÉ KRAJNICE - NEZPEVNĚNÁ ČÁST
- NOVÉ DOPRAVNÍ ZNAČENÍ
- NAPOJENÍ STAVBY - ZÁBOR STAVBY

V2b - Podélná čára průřezovaná k vyznačení a oddělení jízdních pruhů bude v celé délce provedena v šířce 0,125 m kadence 3,00/1,50 m (délka úsečky/délka mezery)

Z10 - Dopravní knoflík bílý (umístěný v extravilánových úsecích). Provedení dle TP 133 doplnění a zvýraznění VZD.

- * U podélné čáry souvislé umístít ze strany jízdního pruhu v odstupech 9 m
- * U podélné čáry průřezované umístít do každé druhé mezery v odstupech 9 m
- * V místě přechodu z V2b na podélnou čáru souvislou umístít do každé mezery

Generální projektant:

PRODIN a.s.

Jiráskova 169

530 02 Pardubice

www.prodin.cz

IČO: 25292161

DIČ: CZ25292161

CPV 45.23.31.40-2

CZ - CPA 42.11.20

CZ - CC 211 112

Zpracovatel části dokumentace:

Vypracoval: Ing. Martin Dlabáček	Zodp. projektant: Ing. Michal Hornýš	Kontroloval: Ing. Michal Hornýš
-------------------------------------	---	------------------------------------

Kraj:
Pardubický

Trafový úsek:
Polička - Korouhev - hranice kraje

Objednatel:
Pardubický kraj

Akce:

MODERNIZACE SILNICE II/360

POLIČKA - KOROUHEV - HRANICE KRAJE

Obsah výkresu:
SITUACE DOPRAVNÍHO ZNAČENÍ km 3.35 - 4.40

Formát:
7 A4

Datum:
05/2018

Stupeň dokumentace:
PDPS

Číslo zakázky:
3110-18-079

Změna:

Číslo kopie:

Měřítko:
1:500

Část dokumentace:
D.1

Číslo výkresu:
8.3

Souřadnicový systém: S-JTSK; Výškový systém: Bpv

