



Půdorys 2NP - učebna chemie a fyziky_nový stav

měřítko 1:50

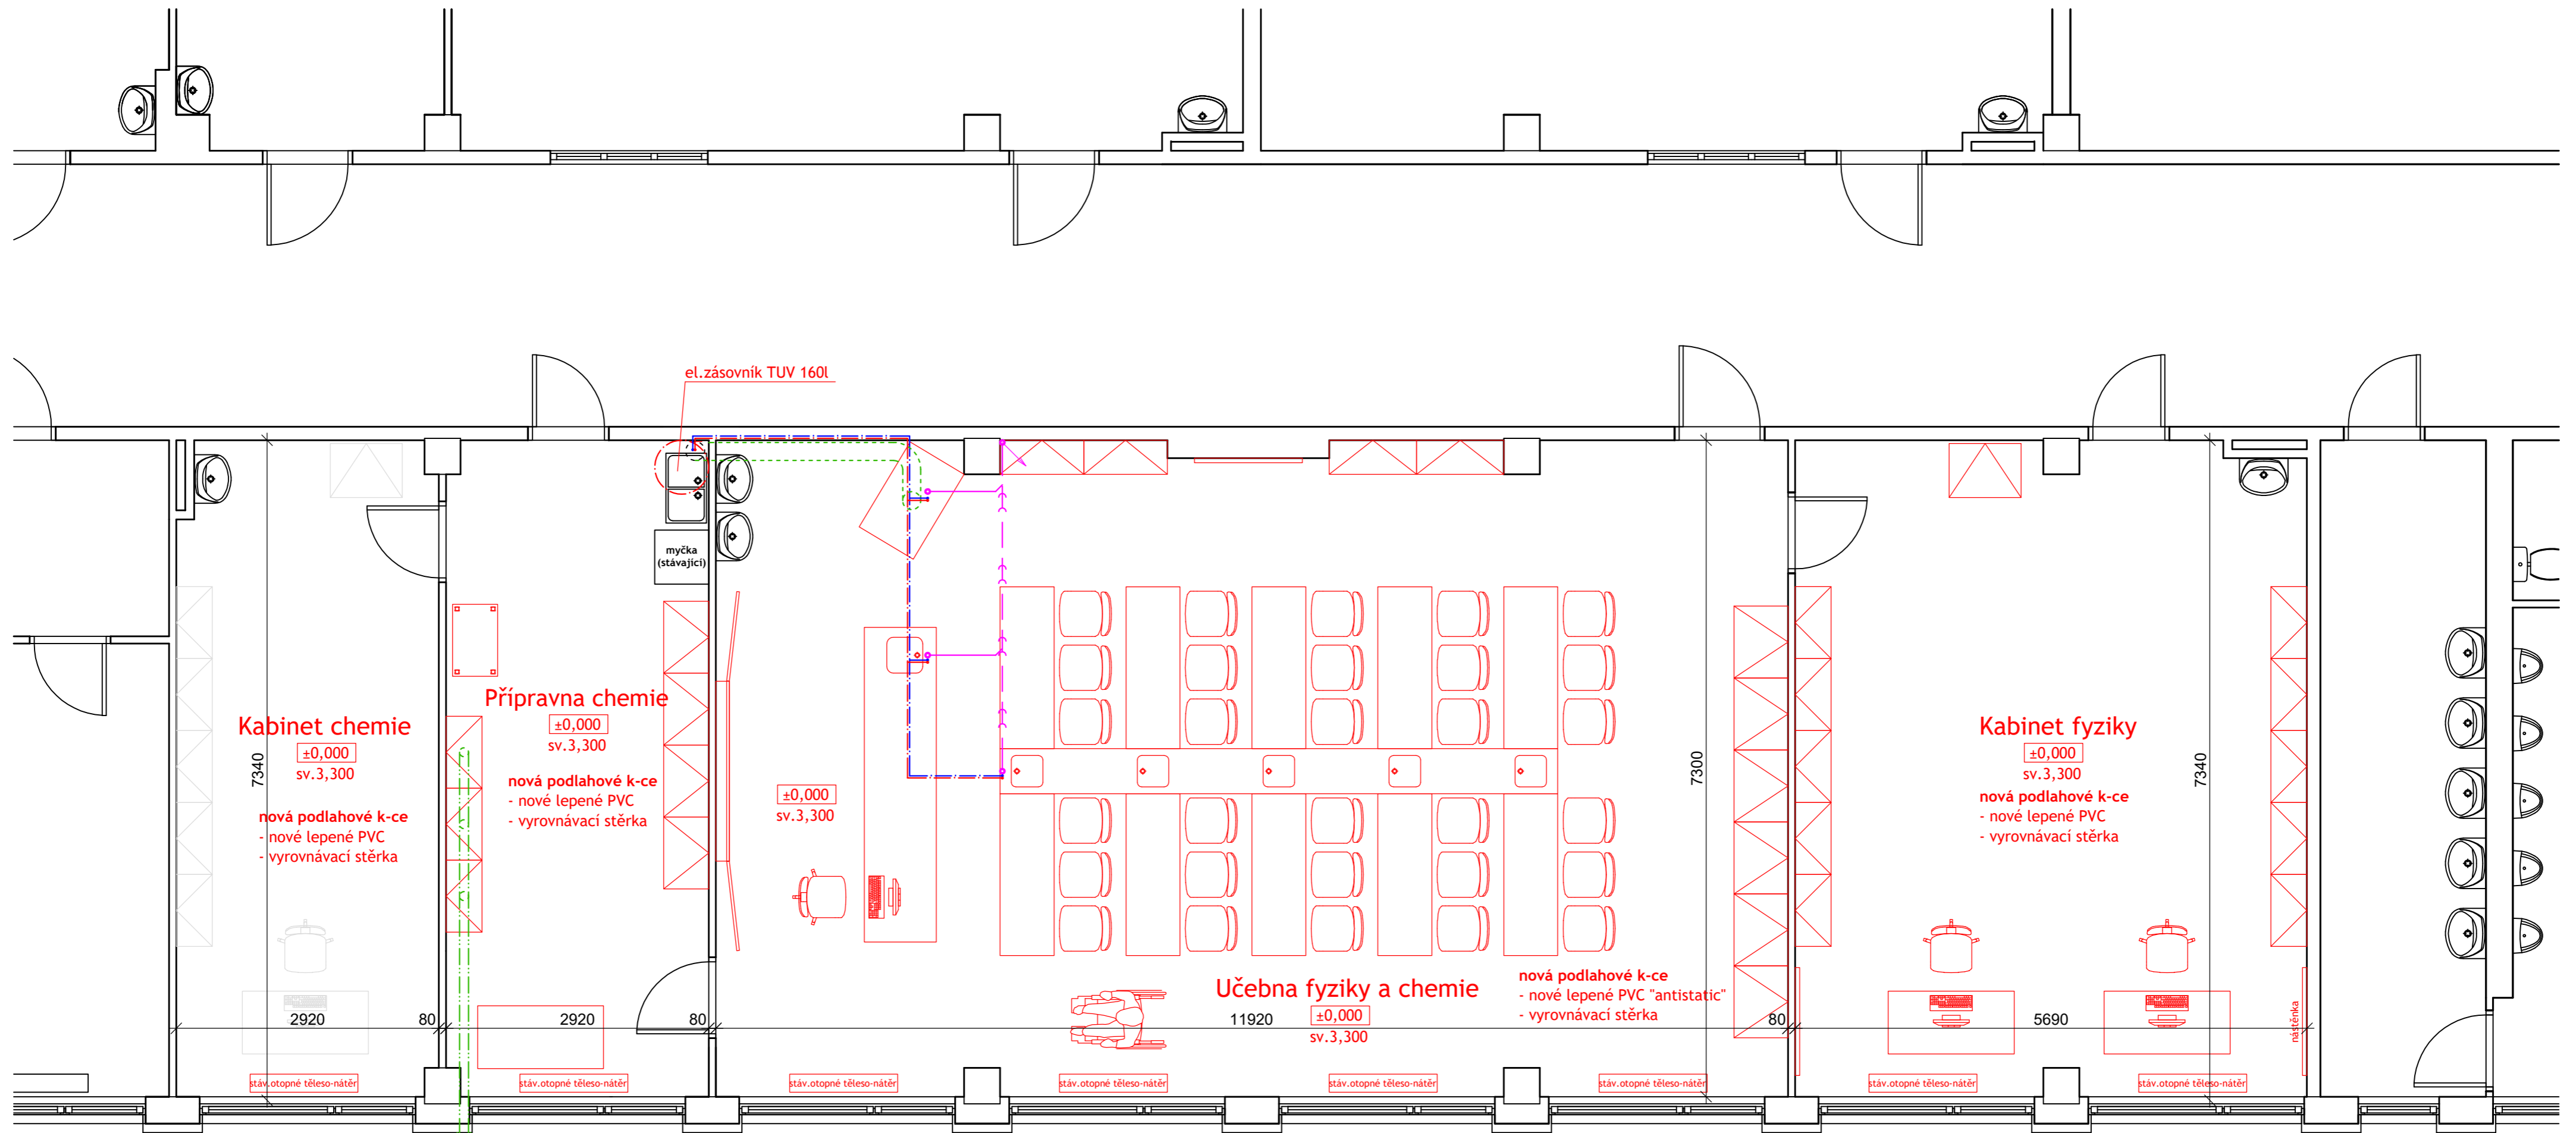

SCHEMA OBJEKTŮ

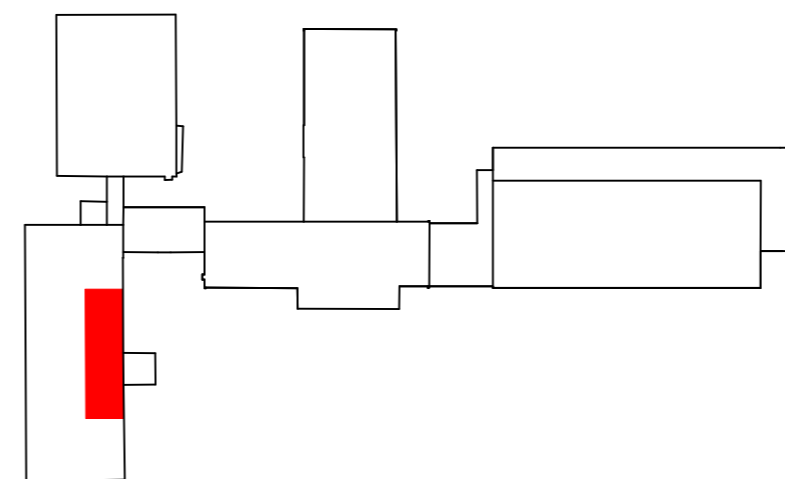

ZPRACOVATEL : Ing. Petr Šafář ml.	<i>PS</i>	PROJEKT STAVBY			ŠAFĀŘ ŠAFĀŘ CZ s.r.o. www.safarcz.cz	Nová 205 Polička
KONTROLOVAL : Ing. Petr Šafář		ÚČEL: D S P S	DATUM: 1 / 2024	ZAK.ČÍSLO: 01-2024		
OBJEDNATEL: Město Polička, Palackého nám. 160, Polička - Město, 572 01 Polička	MĚŘÍTKO: 1 : 50	FORMÁT: 6 x A4	ARCH.ČÍSLO: 2401			
AKCE: Modernizace odborné učebny Fy a CH, přípravný CH a kabinetů - ZŠ Na Lukách Polička						
NÁZEV VÝKRESU: Půdorys 2NP - učebna chemie a fyziky_nový stav	ČÍSLO VÝKRESU: D.1.1.03					